


ANEXO 17 - 04 - 03




**TRIBUNAL DE JUSTIÇA DO ESTADO DO PIAUÍ
SUPERINTENDÊNCIA DE ENGENHARIA E ARQUITETURA**


**PROJETOS COMPLEMENTARES EXECUTIVOS
INSTALAÇÕES ELÉTRICAS - PARTE 3 - FOTOVOLTÁICO**

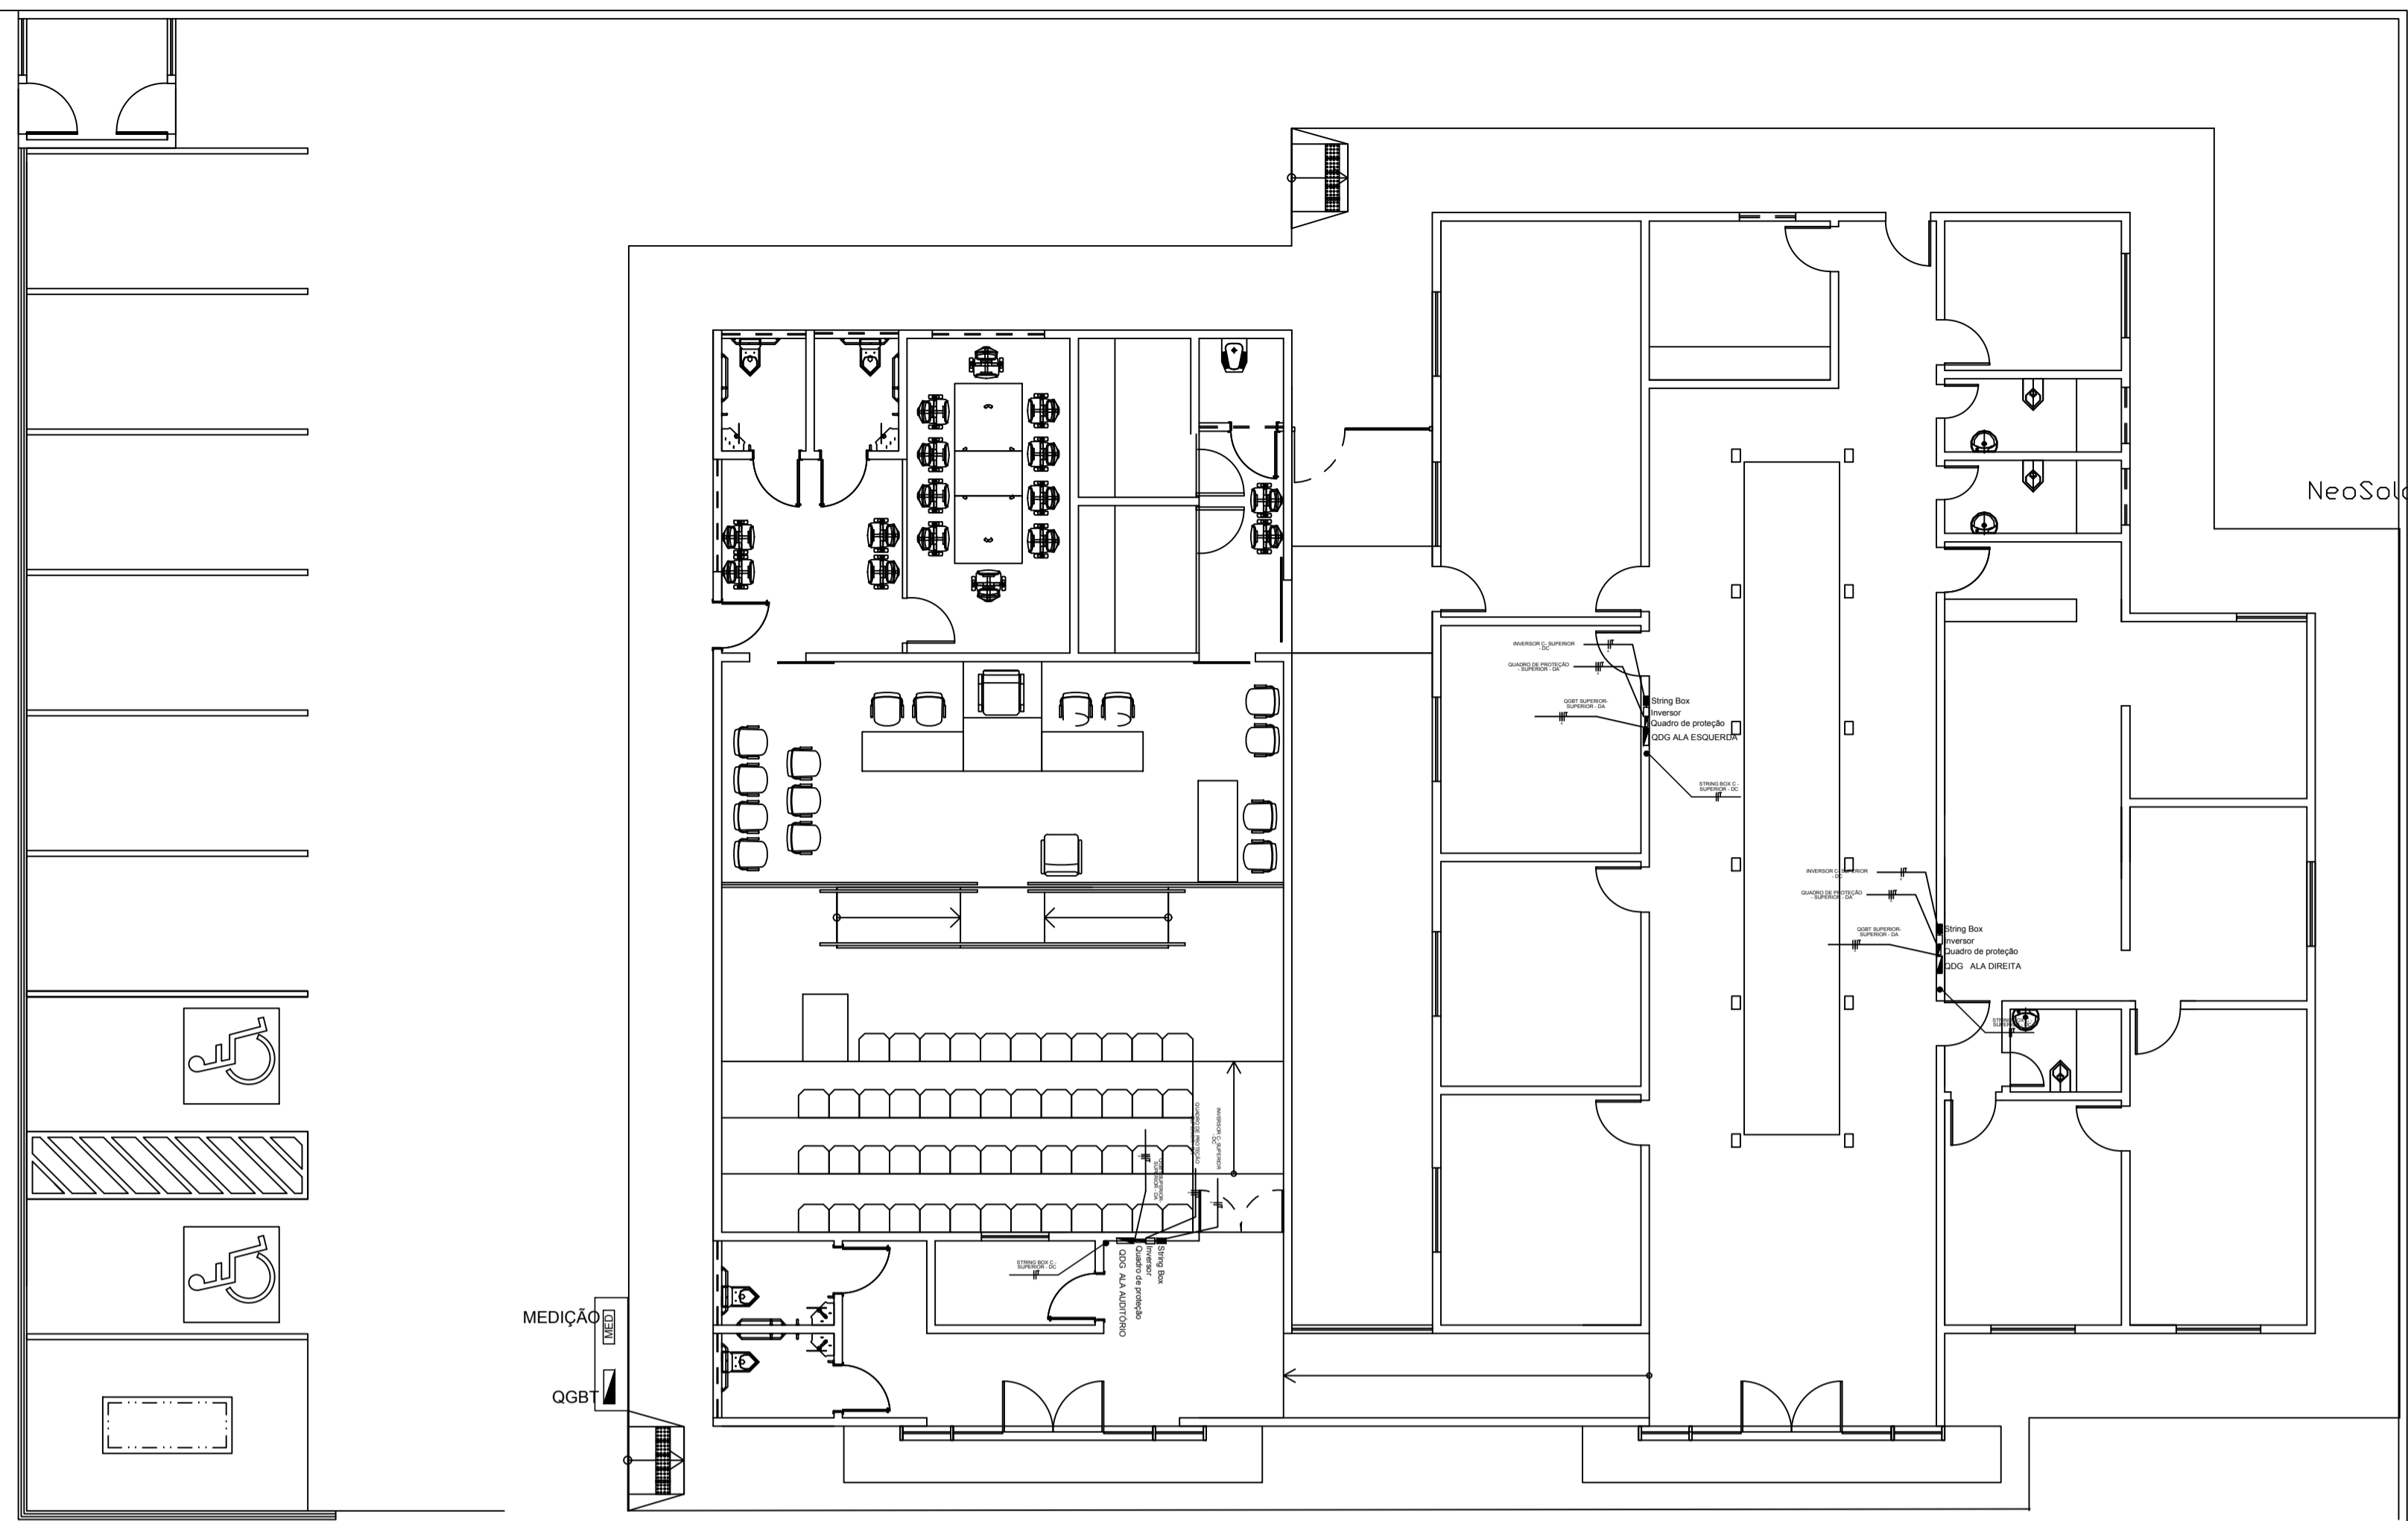


01 PLANTA DE LOCALIZAÇÃO DOS QUADROS FOTOVOLTAICOS
ESCALA: 1/100

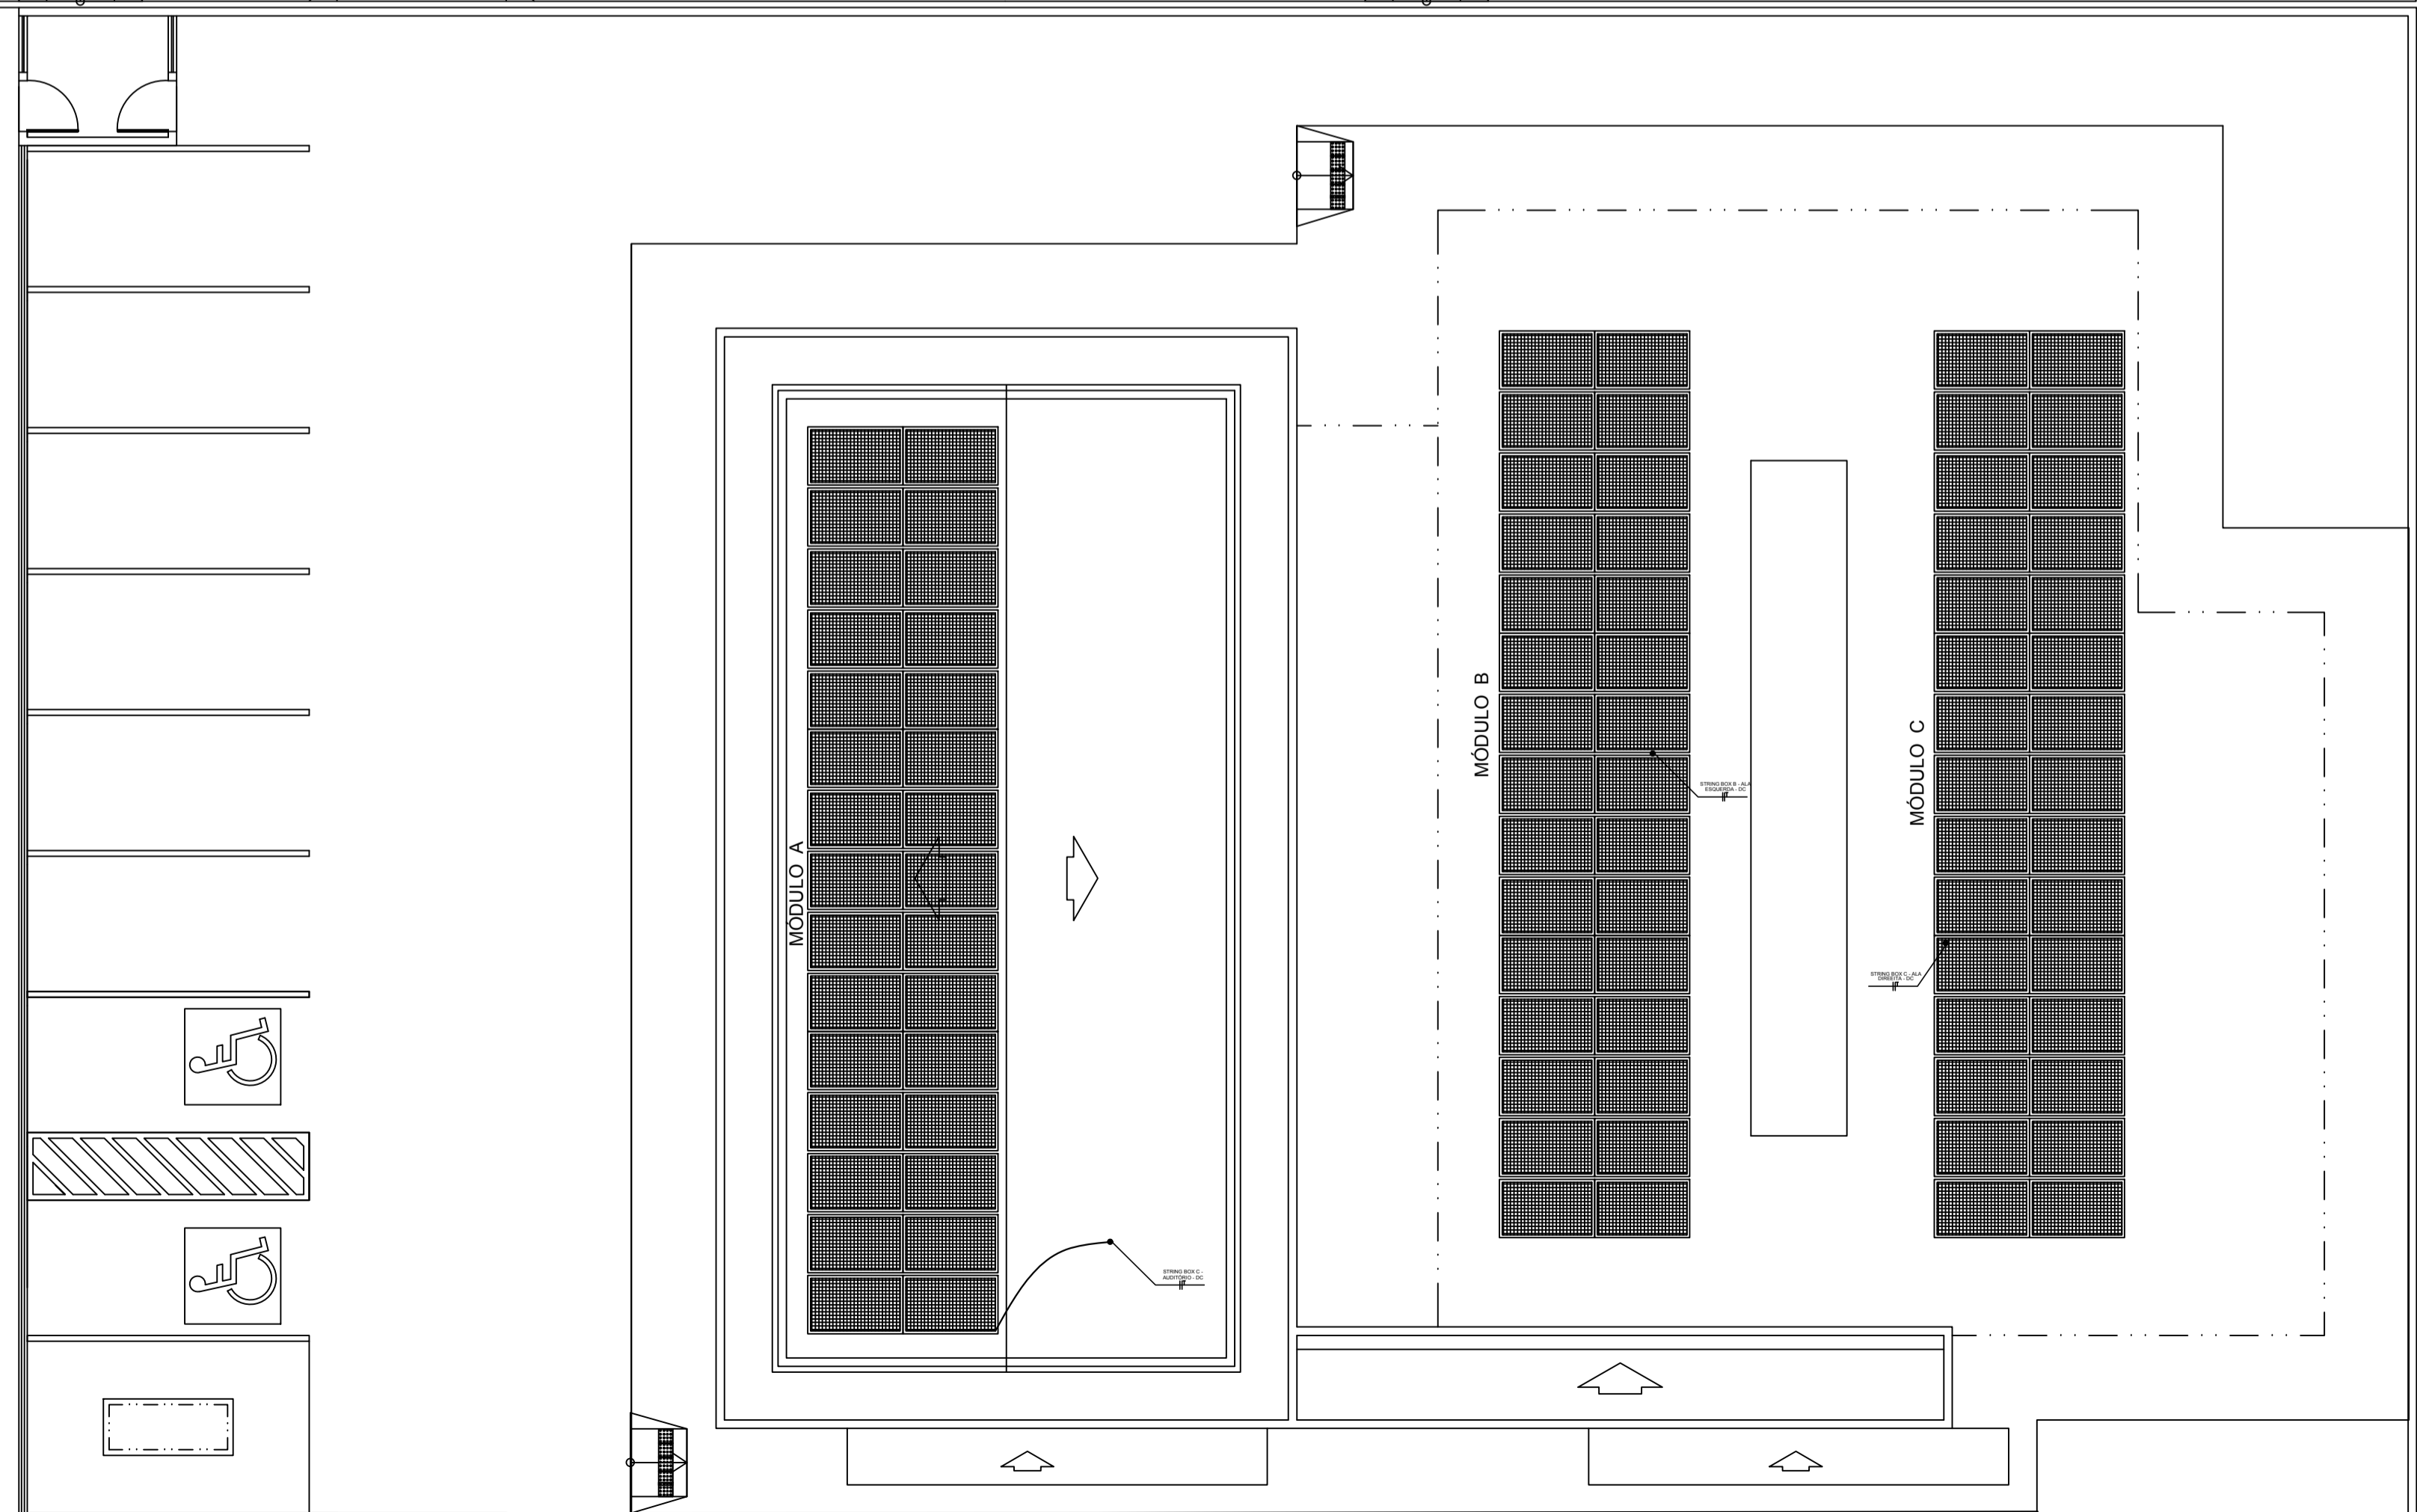


01 PLANTA DE LOCALIZAÇÃO DE MÓDULOS FOTOVOLTAICOS
ESCALA: 1/100

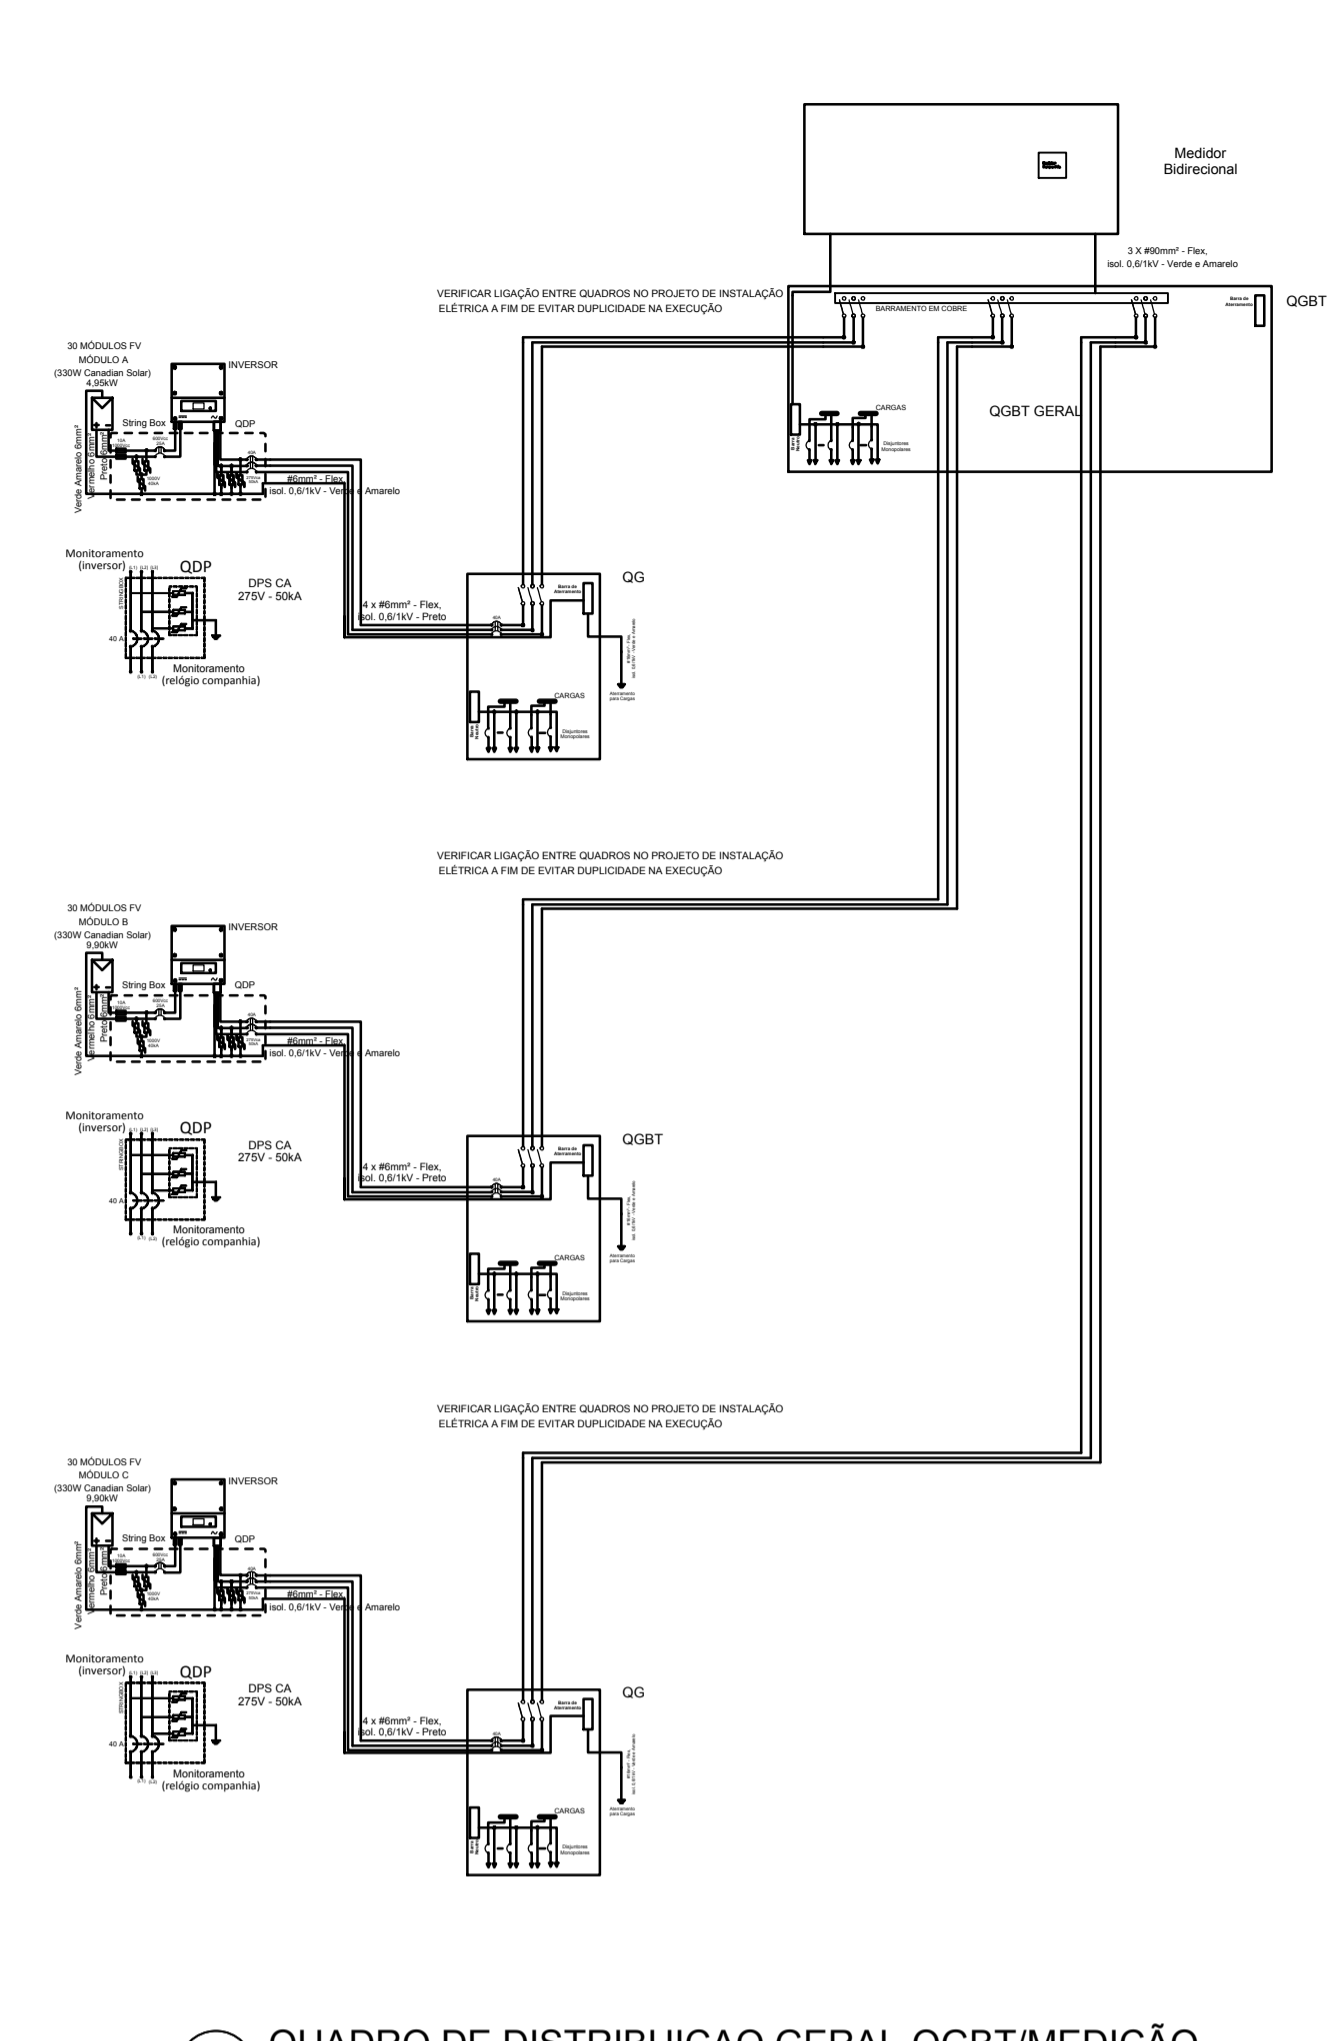

03 QUADRO DE DISTRIBUIÇÃO GERAL-QGBT/MEDIÇÃO
SEM ESCALA

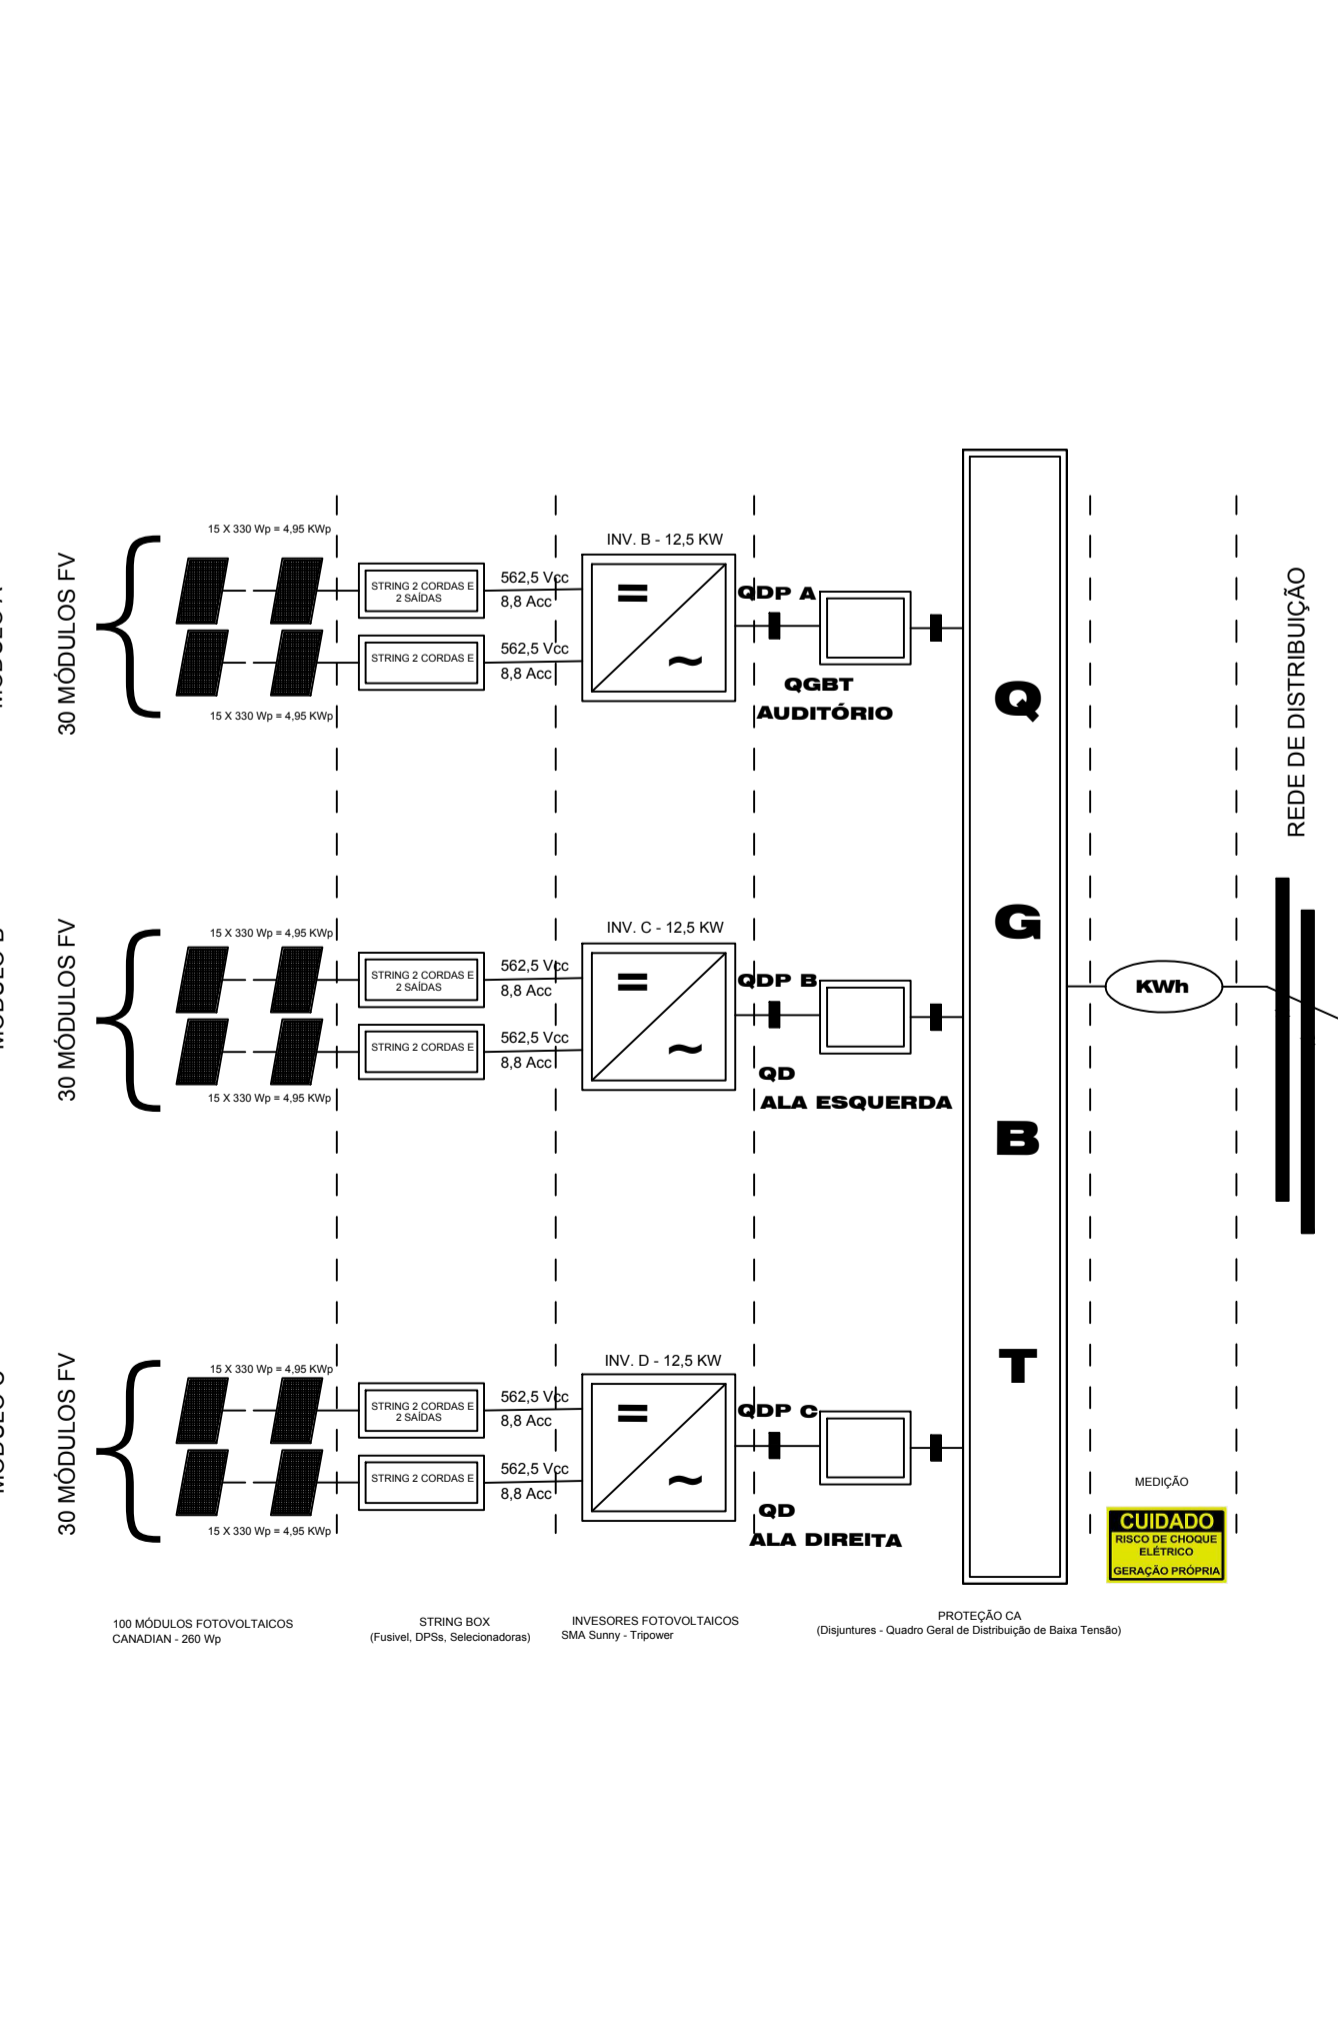

02 ESTRUTURA DE CONEXÃO A SER ADOTADA
ESCALA: S/E

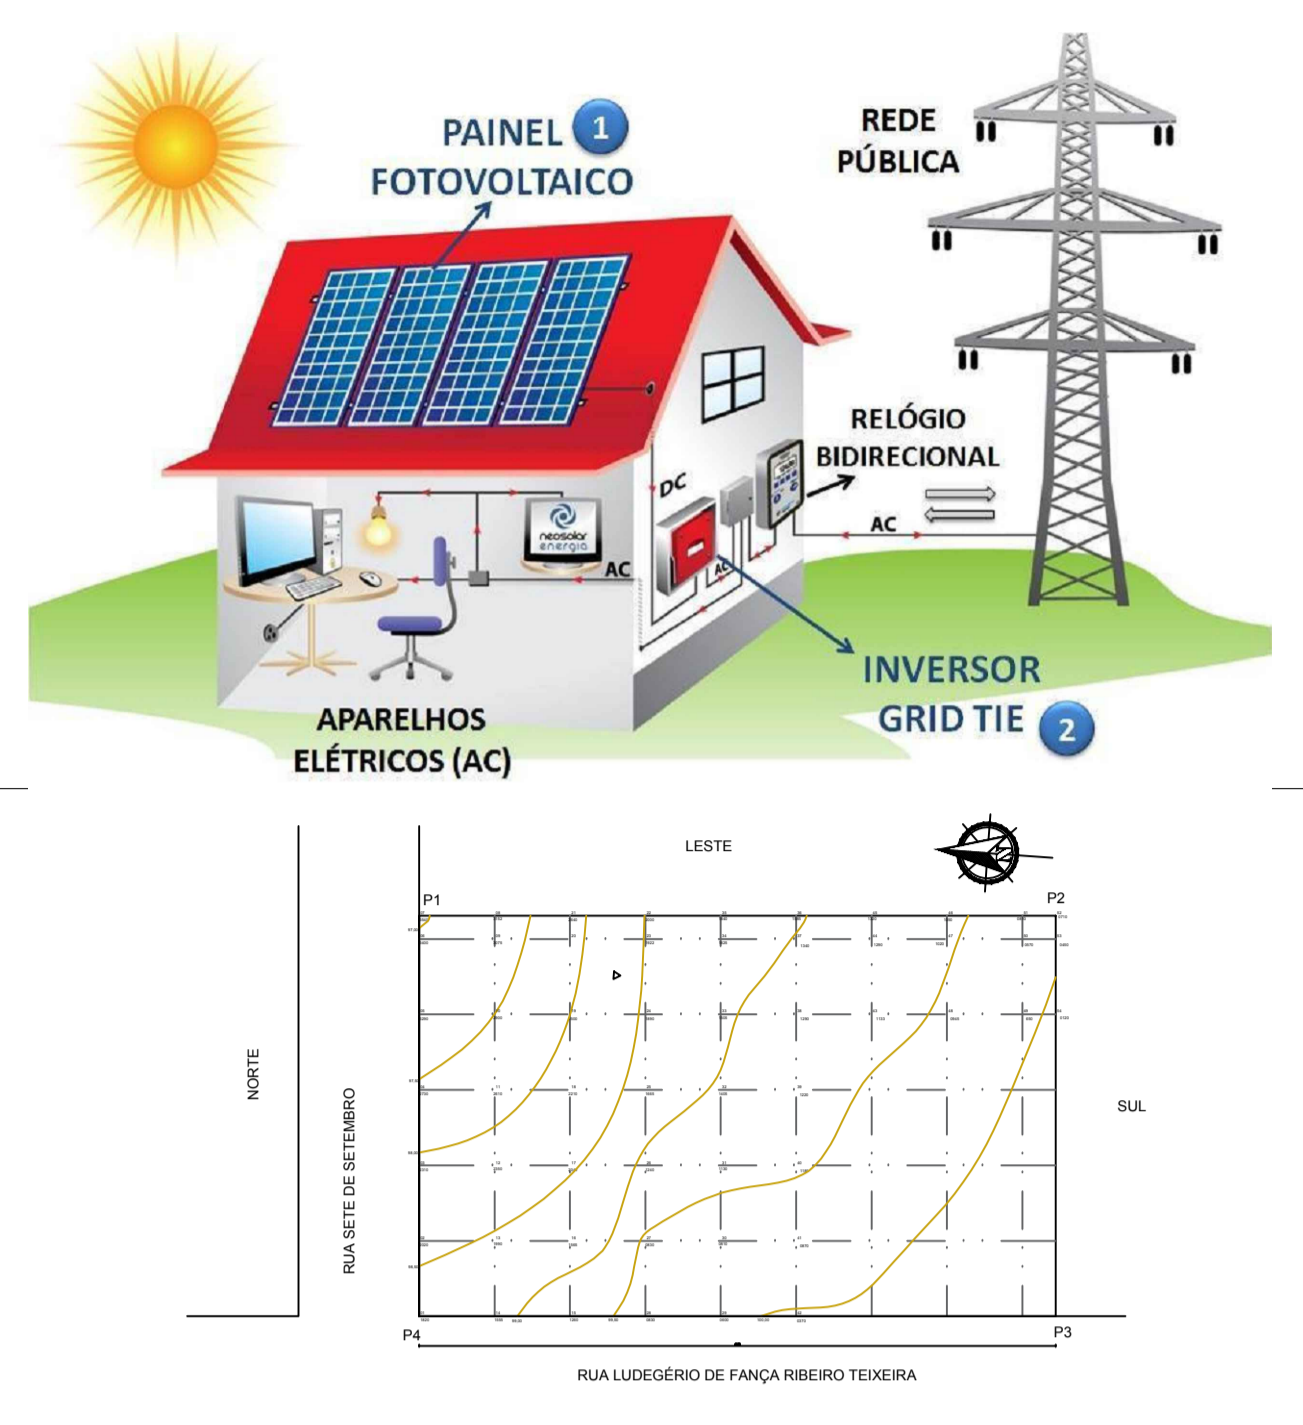

04 PLANTA DE LOCALIZAÇÃO
ESCALA: 1/500

LEGENDA ELÉTRICA GERAÇÃO FOTOVOLTAICA	
	STRING BOX - embutir a 1,50m do piso
	MÓDULO FOTOVOLTAICO POTÊNCIA MÁXIMA 330W FAB. CANADIAN OU EQUIVALENTE TÉCNICO.
	Quadro de distribuição - embutir a 1,50m do piso
	INVERSOR - embutir a 1,50m do piso
	Quadro de proteção com disjuntor e DPS - QGP - embutir a 1,50m do piso

AB PROJETOS E CONSULTORIA LTDA ME
Rua Sete de Setembro, 1019 - Centro/Norte
Teresina - PI - CEP 64.000-210
abprojetoconsultoria@gmail.com
CMC nº 202527-2

PROJETO EXECUTIVO INSTALAÇÃO SISTEMA FOTOVOLTAICO

Para: **FÓRUM DA CIDADE DE ITAUEIRA - PIAUÍ** Endereço: **Rua Ludegero de França Ribeiro Teixeira, nº 766, Itaueira/PI**

Conteúdo da prancha: **PLANTA BAIXA DE LOCALIZAÇÃO DE PONTOS DE MÓDULOS FOTOVOLTAICOS**
Responsável Técnico: **Hércules Lima de Medeiros - Crea/PI 1907230971**

Op. de CAD: **Jean de Brito** Data: **Agosto /19** Escala: **1/100** Revisão: **1/1**