


ANEXO 18 - 04 - 03




TRIBUNAL DE JUSTIÇA DO ESTADO DO PIAUÍ
SUPERINTENDÊNCIA DE ENGENHARIA E ARQUITETURA

PROJETOS COMPLEMENTARES EXECUTIVOS
INSTALAÇÕES ELÉTRICAS - FOTOVOLTAICO


SETEMBRO/ 2019

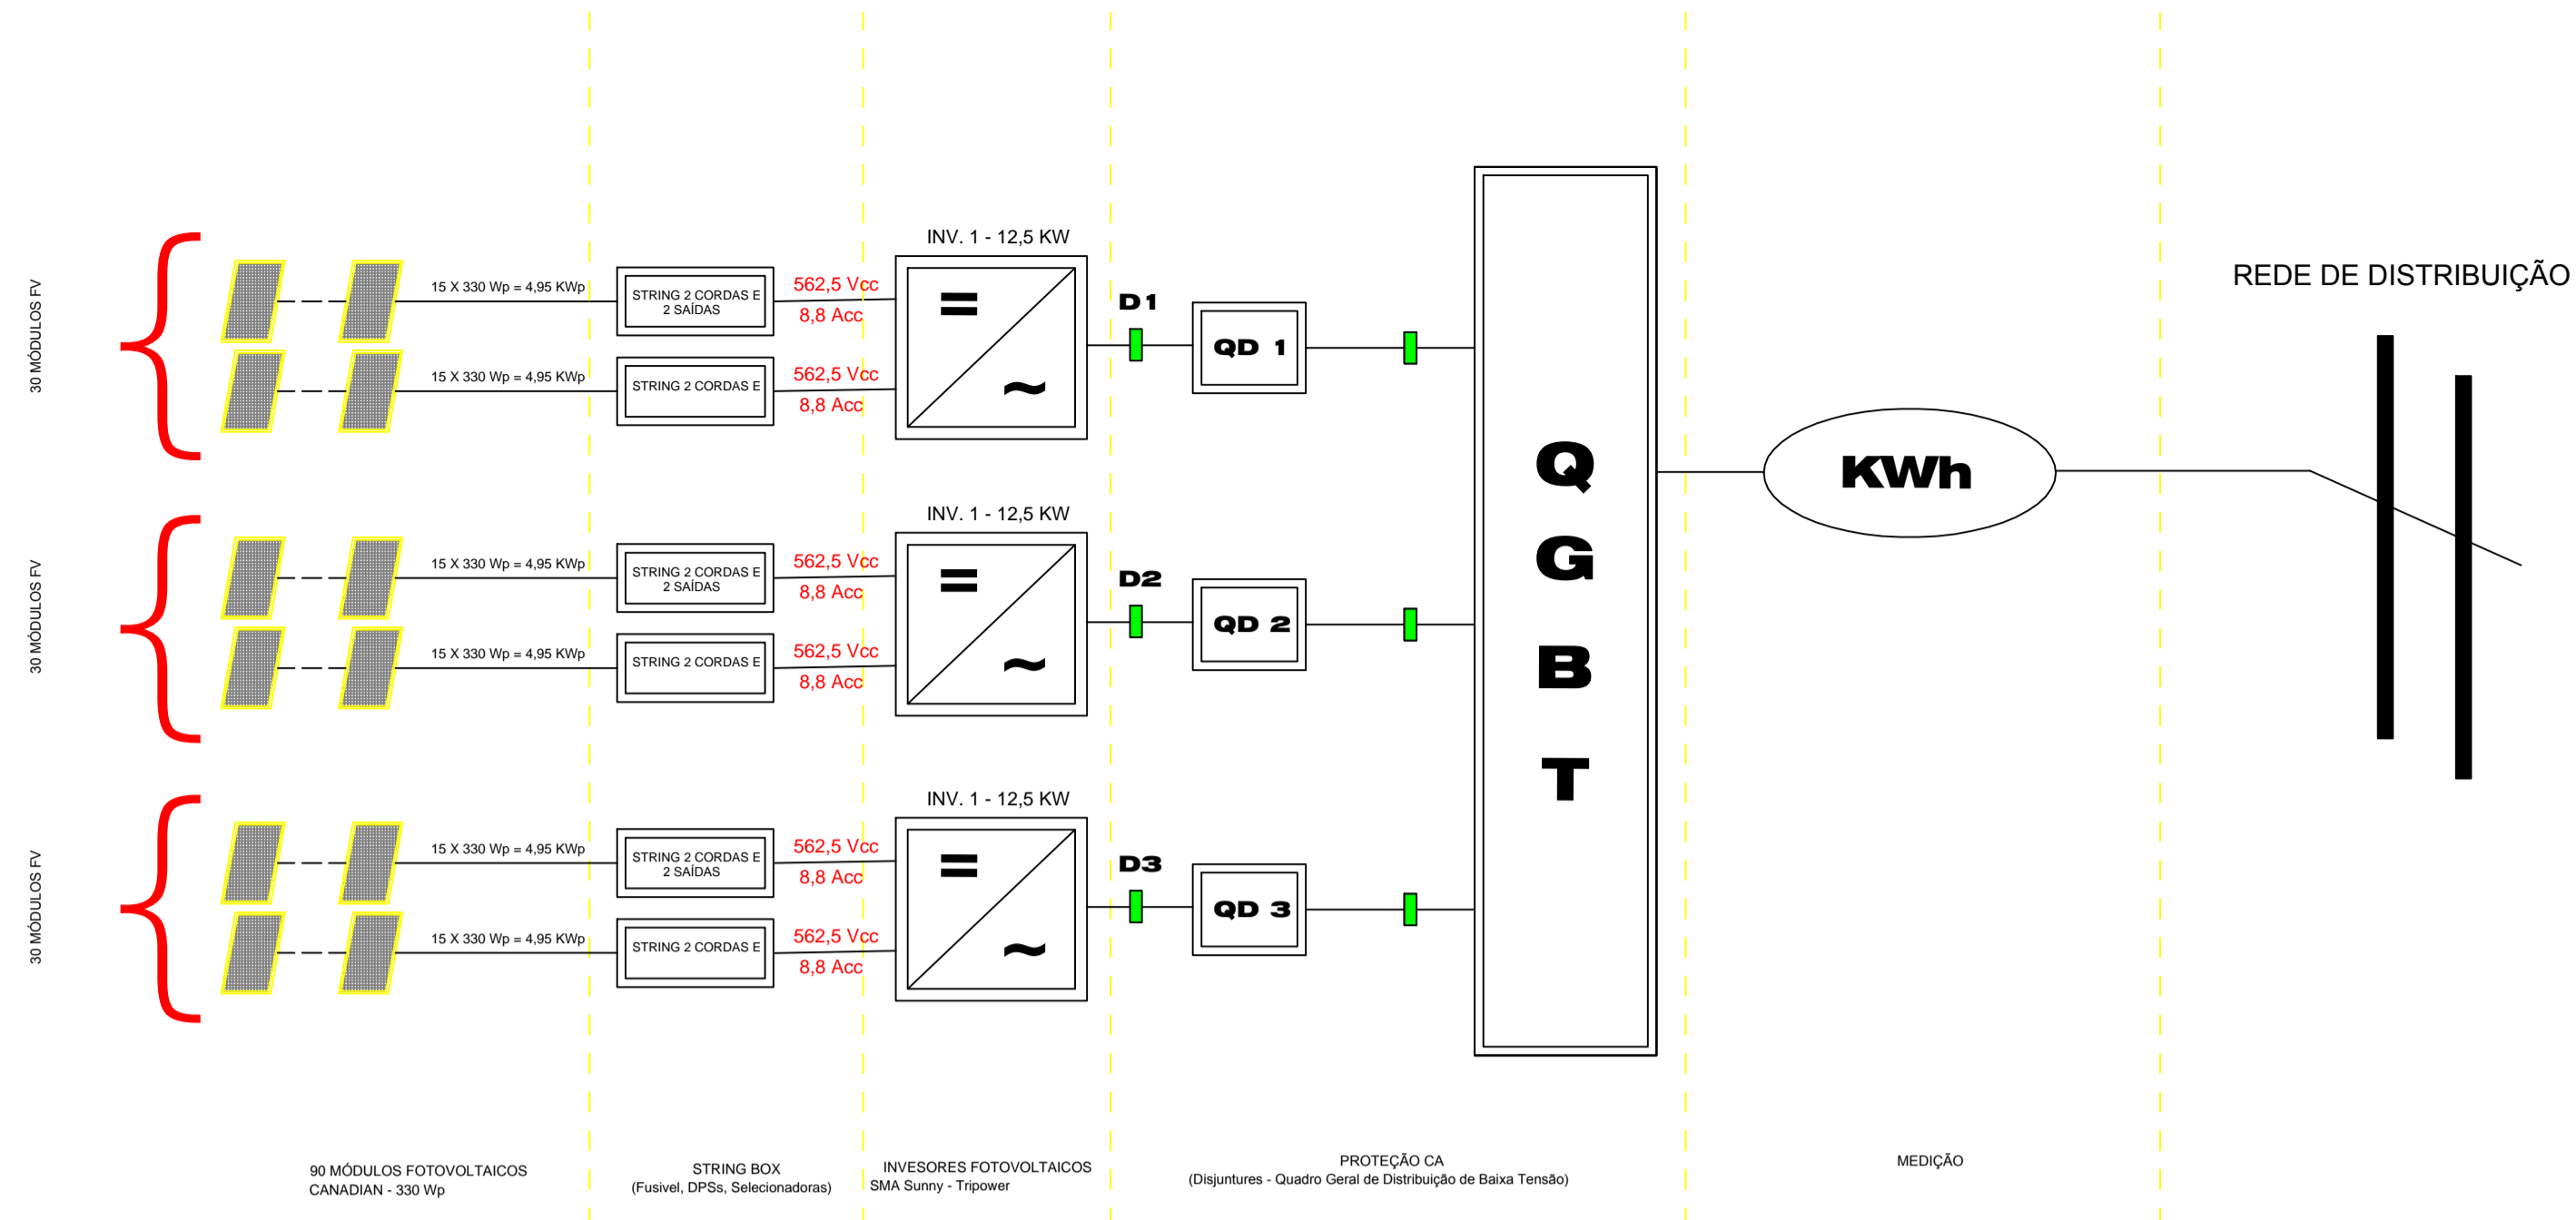


02 ESTRUTURA DE CONEXÃO A SER ADOTADA
ESCALA: S/E

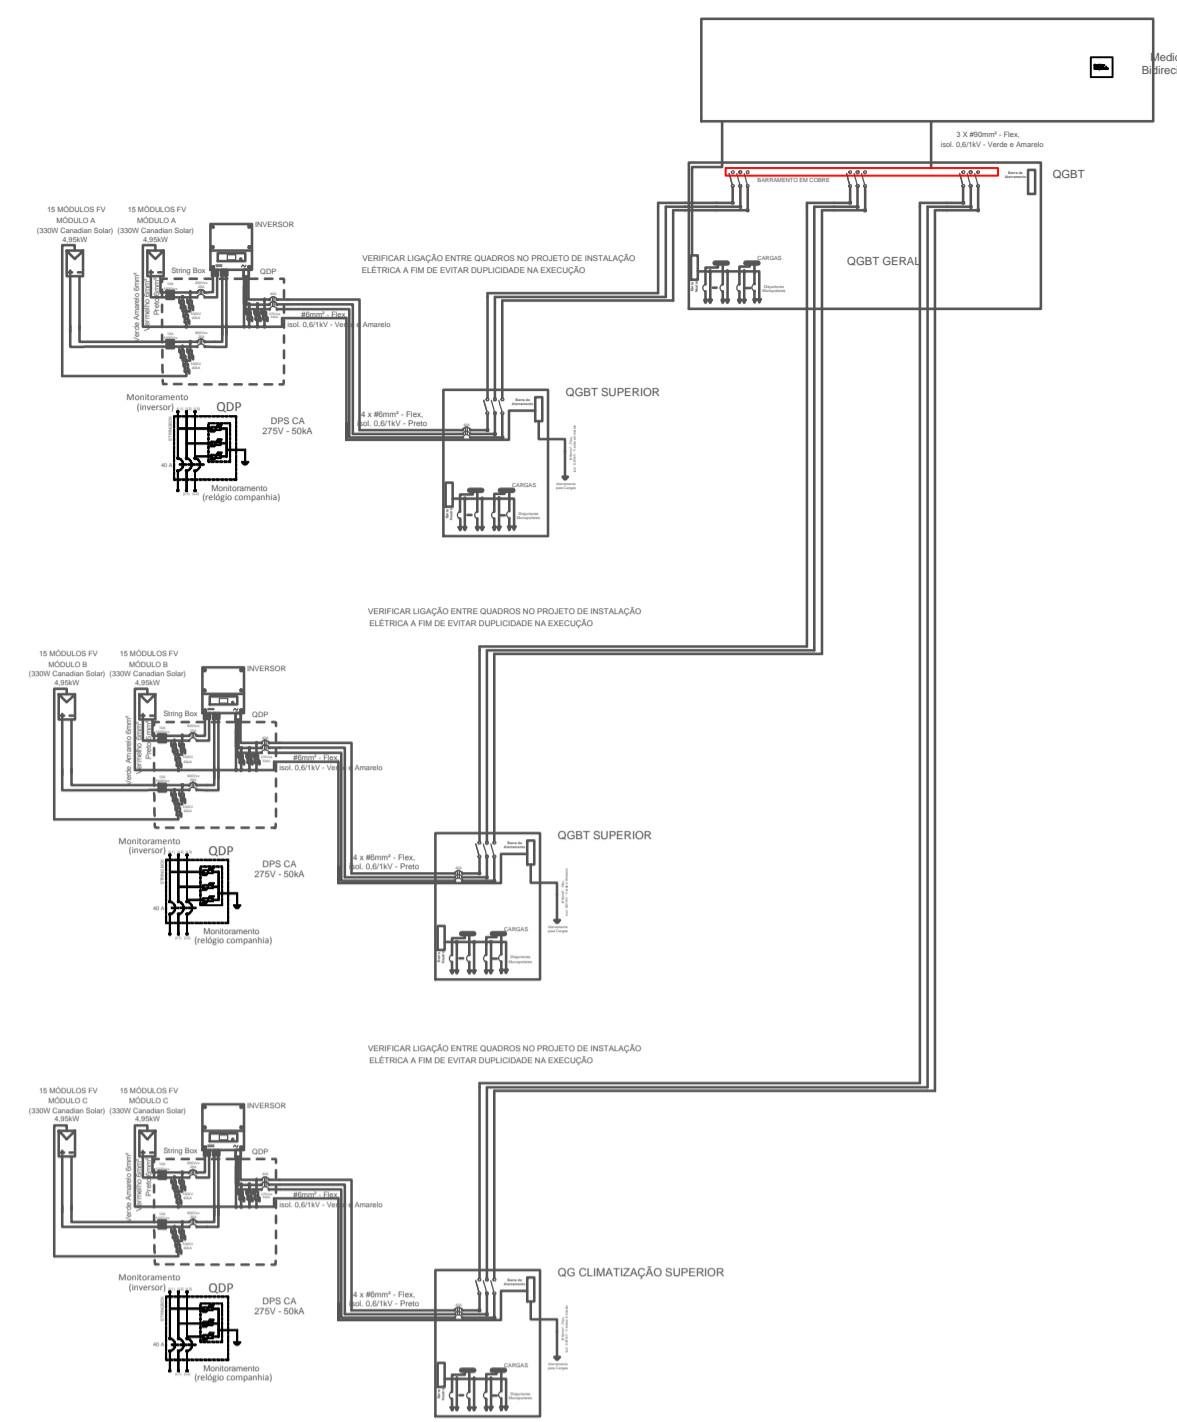

03 ESTRUTURA DE LIGAÇÃO COM O SISTEMA FOTOVOLTAICO
ESCALA: S/E

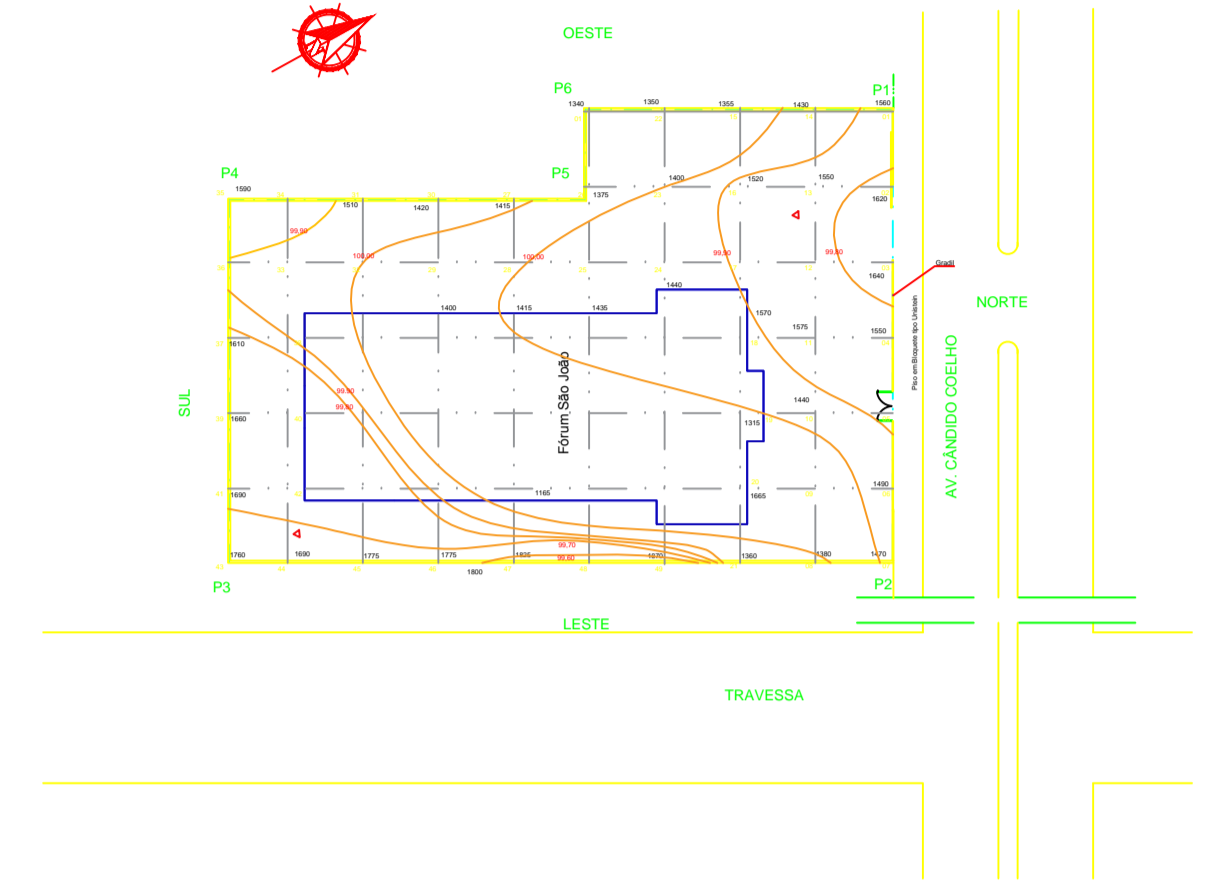

04 PLANTA DE LOCALIZAÇÃO
ESCALA: 1/500

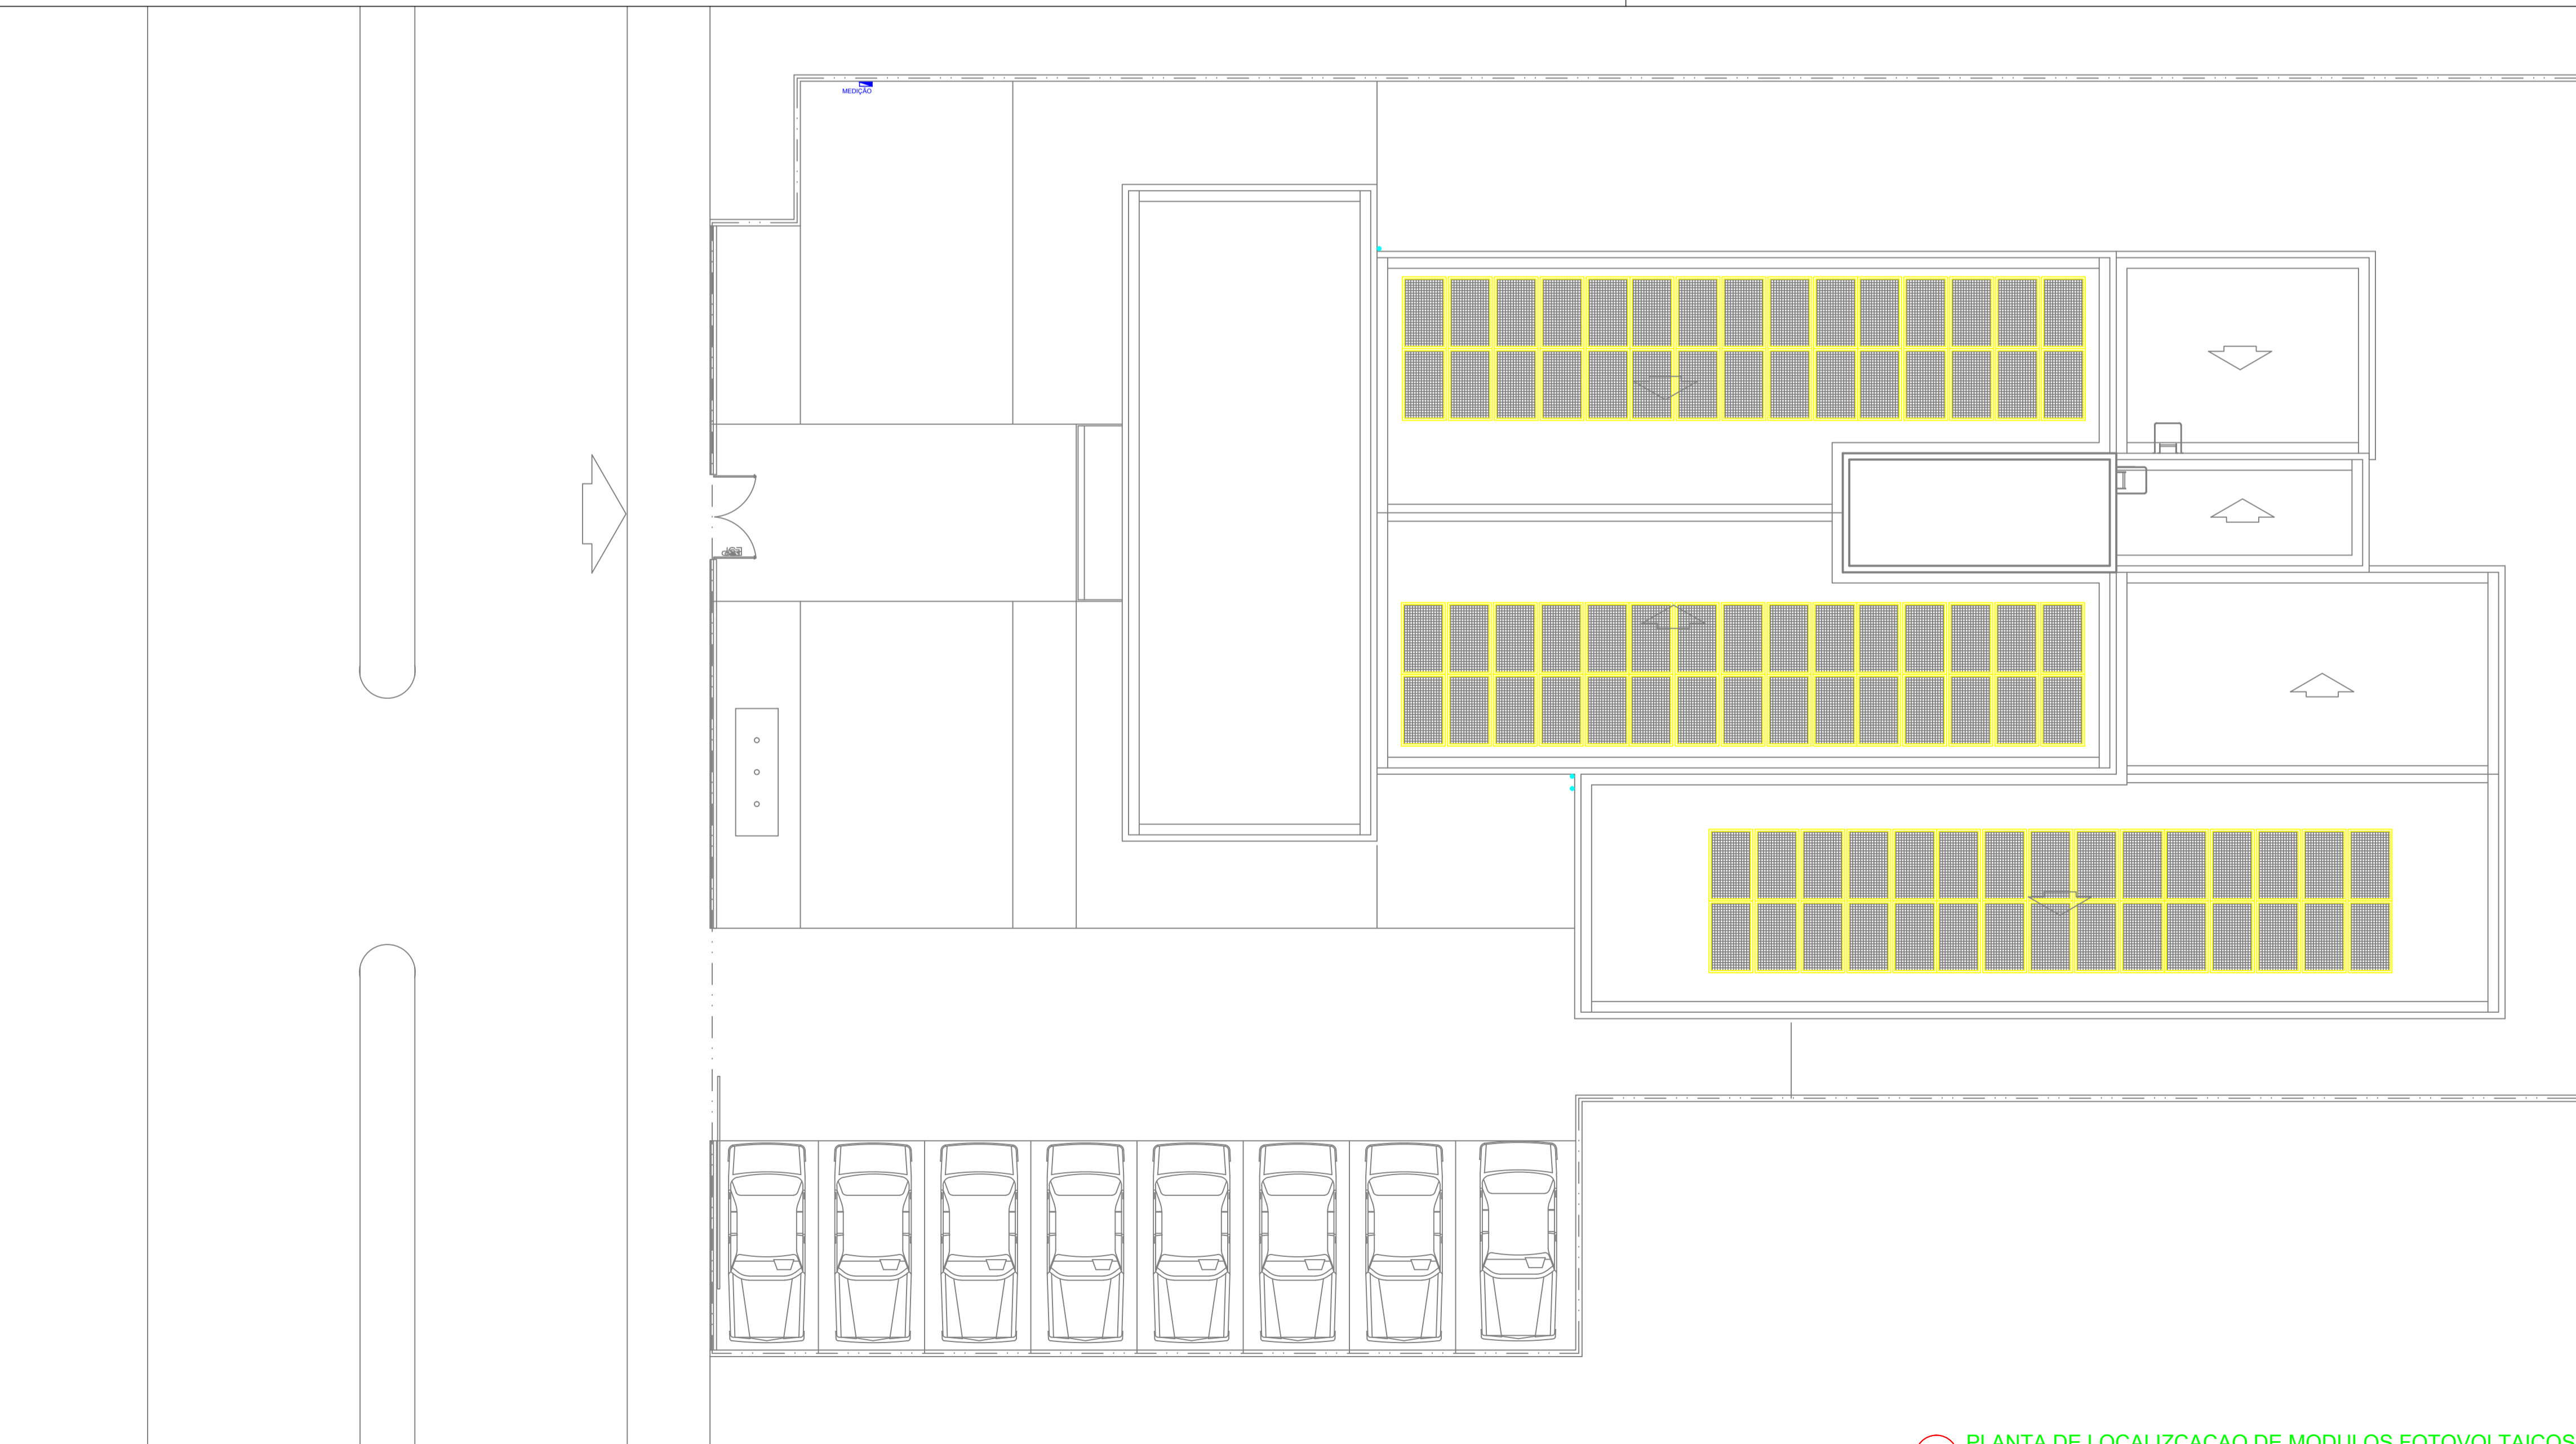

05 PLANTA DE LOCALIZAÇÃO DE MÓDULOS FOTOVOLTAICOS
ESCALA: 1/100


TRIBUNAL DE JUSTIÇA DO PIAUÍ
 DEPARTAMENTO DE ENGENHARIA

Folha N° _____
 Processo N° _____
 Rubrica _____



AB PROJETOS E CONSULTORIA LTDA ME
 Rua Sete de Setembro, 1019 - Centro/Norte
 Teresina - PI - CEP 64.000-210
 abprojetoconsultoria@gmail.com
 CMC nº 202527-2

obra: REFORMA DO FÓRUM DA COMARCA DE SÃO JOÃO/PI

local: AV. CANDIDO COELHO, S/N, BAIRRO CENTRO SÃO JOÃO/PI

Autores do projeto/ CREA ou CAU:
Eng. Eletricista Hercules Lima de Medeiros CREA 1907230971XXXX

Responsáveis Técnicos/ CREA ou CAU:

RESP. TÉCNICO: ENG. Hercules Lima de Medeiros RNP: CREA/PI 1907230971
 PROJETO: ENG. Hercules Lima de Medeiros RNP: CREA/PI 1907230971
 VISTO: 
 HERCULES LIMA DE MEDEIROS
 ENG. ELETRICISTA - CREA/PI 1907230971

Cordenador de Despesas:


Número da ART:

Espaço reservado p/ carimbos Prefeitura de São João do Piauí
 Espaço reservado para carimbos do TJ-PI

Prancha: FV-01/02


Conteúdo da prancha: PLANTA BAIXA DE LOCALIZAÇÃO DE PONTOS DE MÓDULOS FOTOVOLTAICOS
 Desenho: ELETRICO Escala: IND. Data: 22/01/2019

REV-00

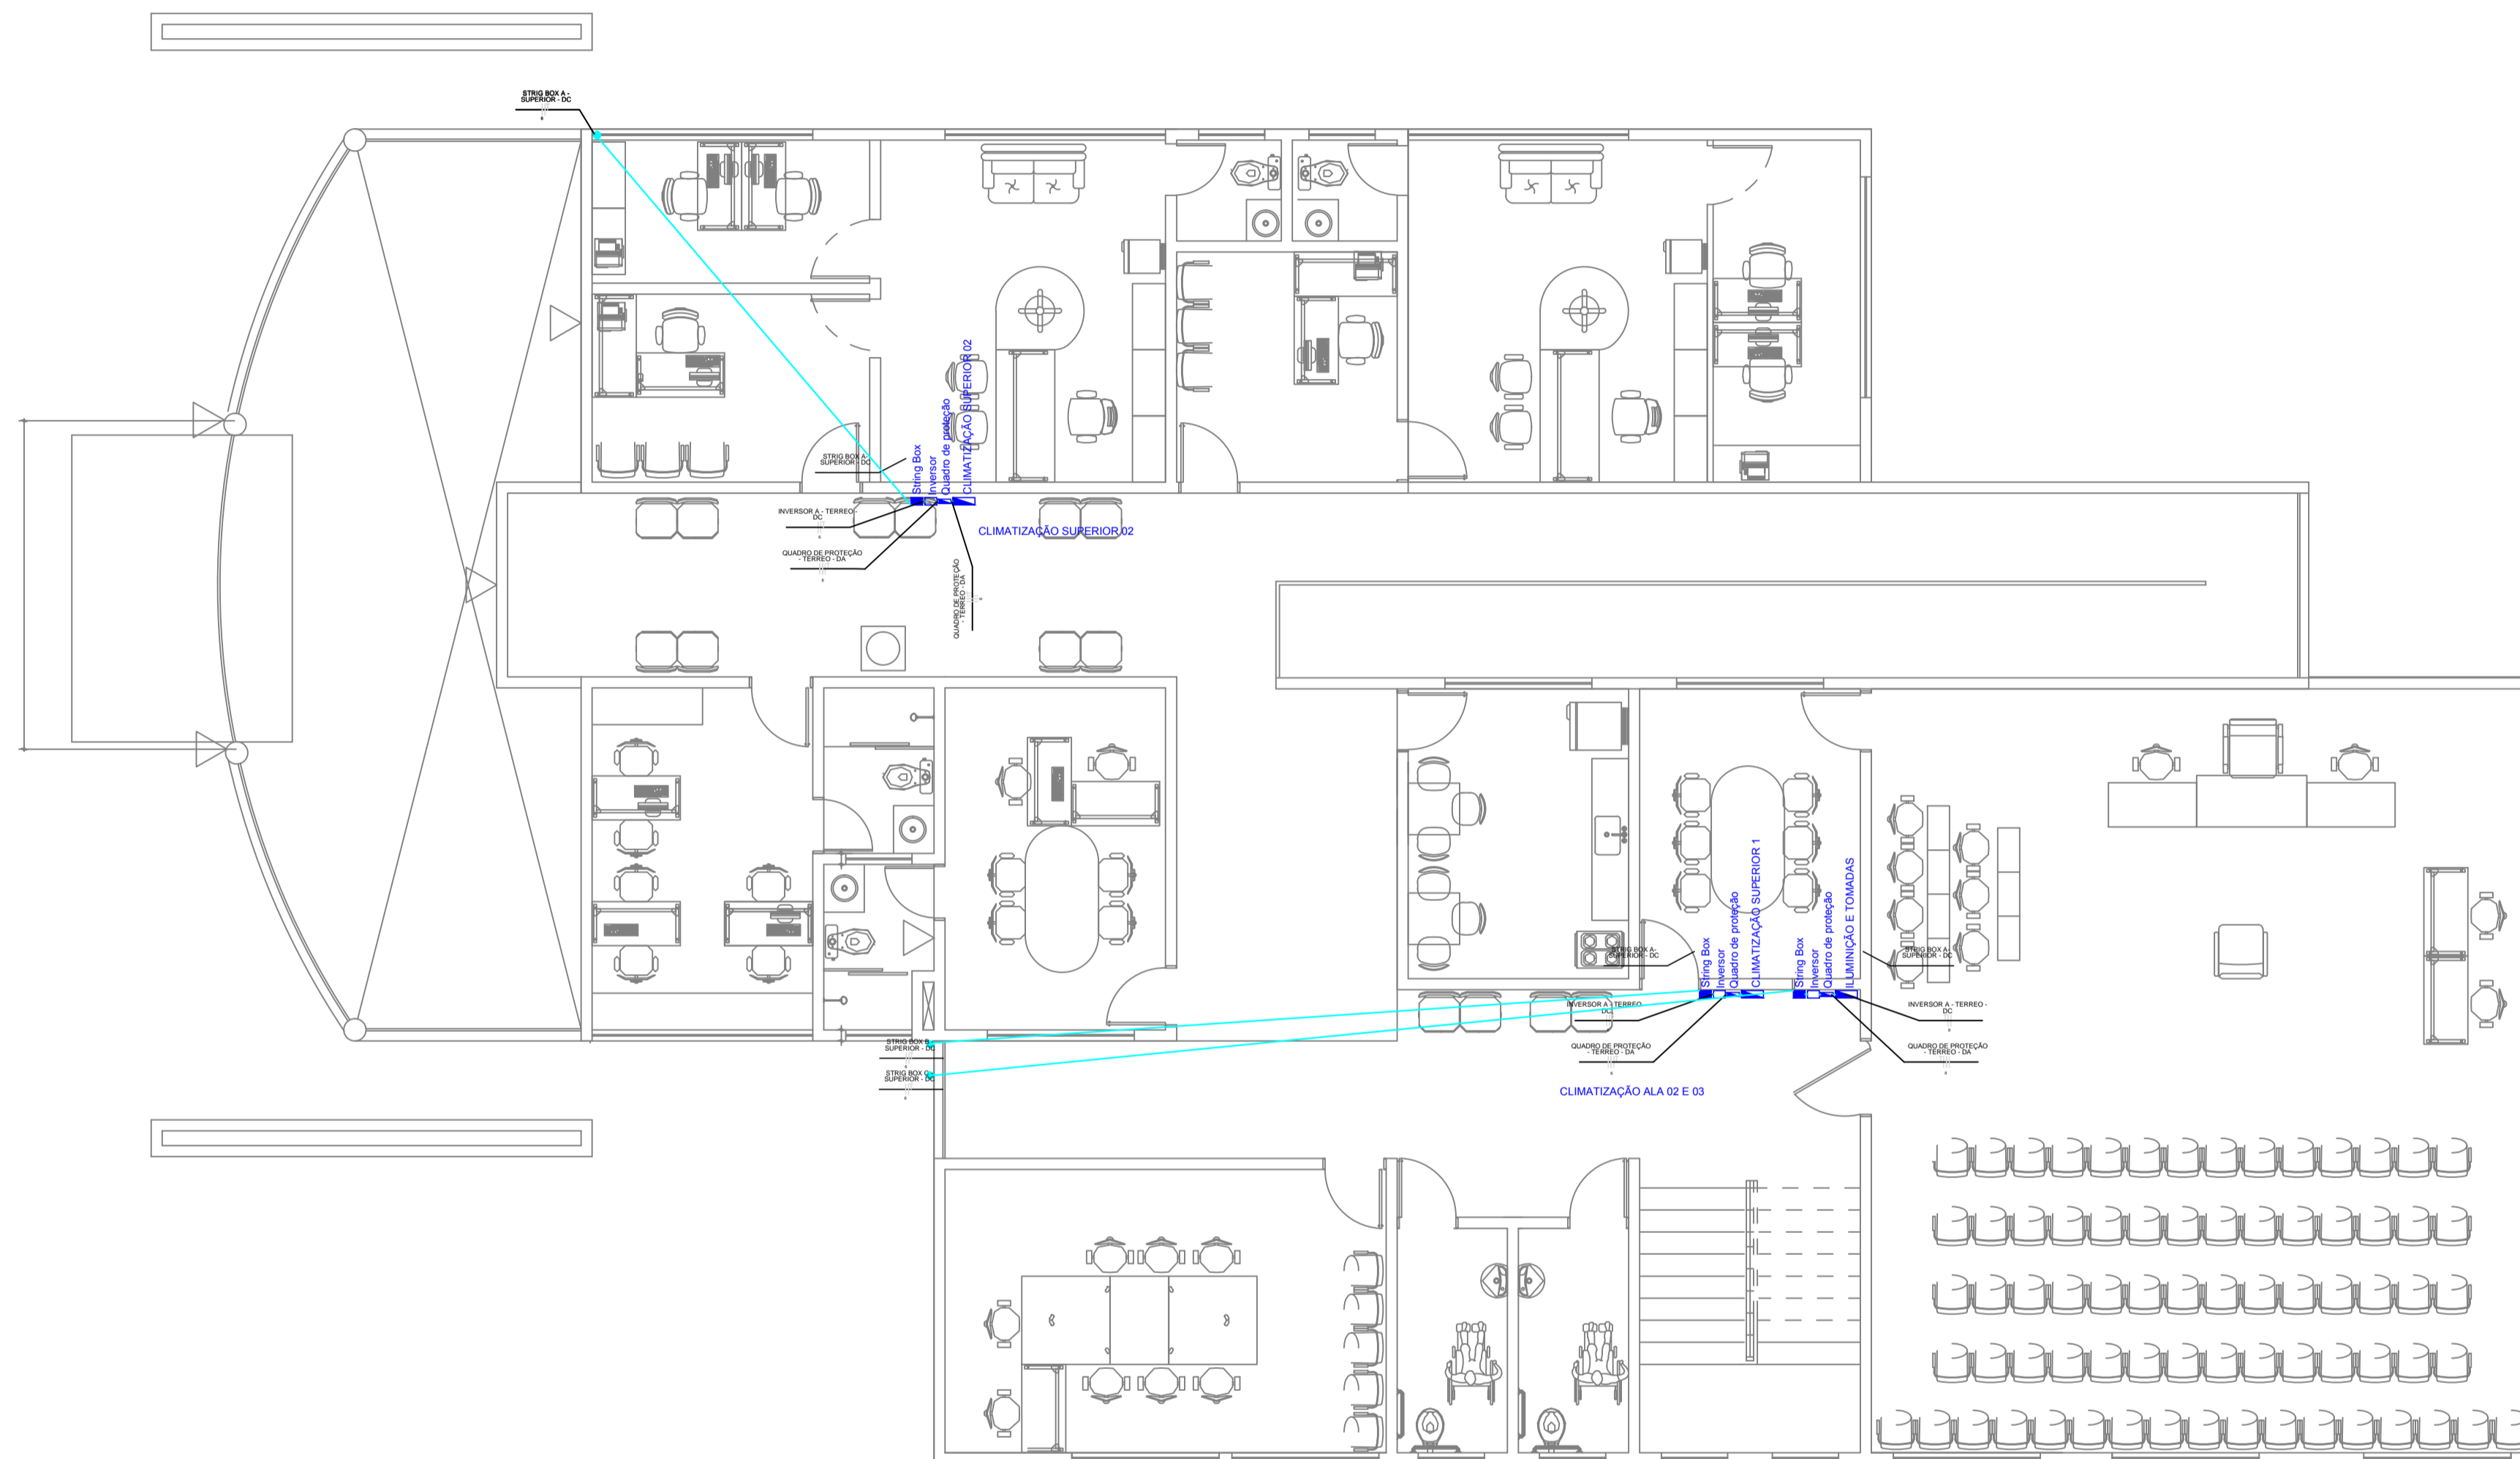

01 LIGAÇÃO NO PAVIMENTO TERREO
ESCALA: 1/75

LEGENDA ELÉTRICA	
GERAÇÃO FOTOVOLTAICA	
	MODULO FOTOVOLTAICO POTÊNCIA MÁXIMA 335W FAB.: CANADIAN OU EQUIVALENTE TÉCNICO.

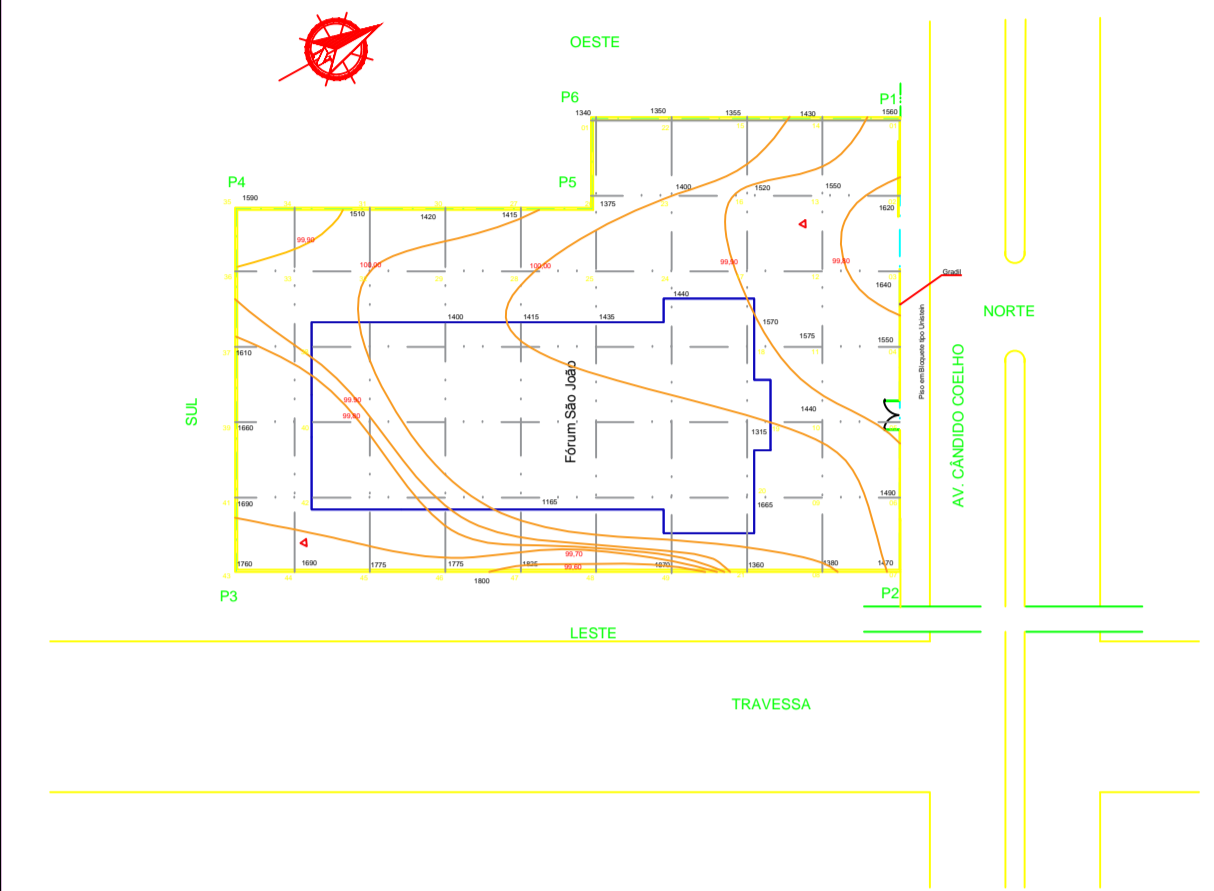

03 PLANTA DE LOCALIZAÇÃO
ESCALA: 1/500



TRIBUNAL DE JUSTIÇA DO PIAUÍ
DEPARTAMENTO DE ENGENHARIA

Folha N°
Processo N°
Rubrica



AB PROJETOS E CONSULTORIA LTDA ME
Rua Sete de Setembro, 1019 - Centro/Norte
Teresina - PI - CEP 64.000-210
abprojetoconsultoria@gmail.com
CMC nº 202527-2

obra: REFORMA DO FÓRUM DA COMARCA DE SÃO JOÃO/PI

local: AV. CANDIDO COELHO, S/N, BAIRRO CENTRO SÃO JOÃO/PI

Autores do projeto/ CREA ou CAU:

Eng.º. Eletricista Hercules Lima de Medeiros CREA 1907230971XXXX

Responsáveis Técnicos/ CREA ou CAU:

RESP. TÉCNICO: ENG. Hercules Lima de Medeiros RNP: CREA/PI 1907230971
PROJETO: ENG. Hercules Lima de Medeiros RNP: CREA/PI 1907230971

VISTO:

HERCULES LIMA DE MEDEIROS
ENG. ELETRICISTA - CREA/PI 1907230971

Cordenador de Despesas:

Número da ART:

Espaço reservado p/ carimbos Prefeitura de São João do Piauí

Espaço reservado para carimbos do TJ-PI

Prancha: Conteúdo da prancha:
PLANTA BAIXA DE LIGAÇÃO NOS PAVIMENTOS - MÓDULOS FOTOVOLTAICOS

FV 02/02 Desenho: ELETTRICO Escala: IND. Data: 22/01/2019

REV-00