

ANEXO 17 - 10




TRIBUNAL DE JUSTIÇA DO ESTADO DO PIAUÍ
SUPERINTENDÊNCIA DE ENGENHARIA E ARQUITETURA


PROJETOS COMPLEMENTARES EXECUTIVOS

ELEVADOR

SETEMBRO/ 2019

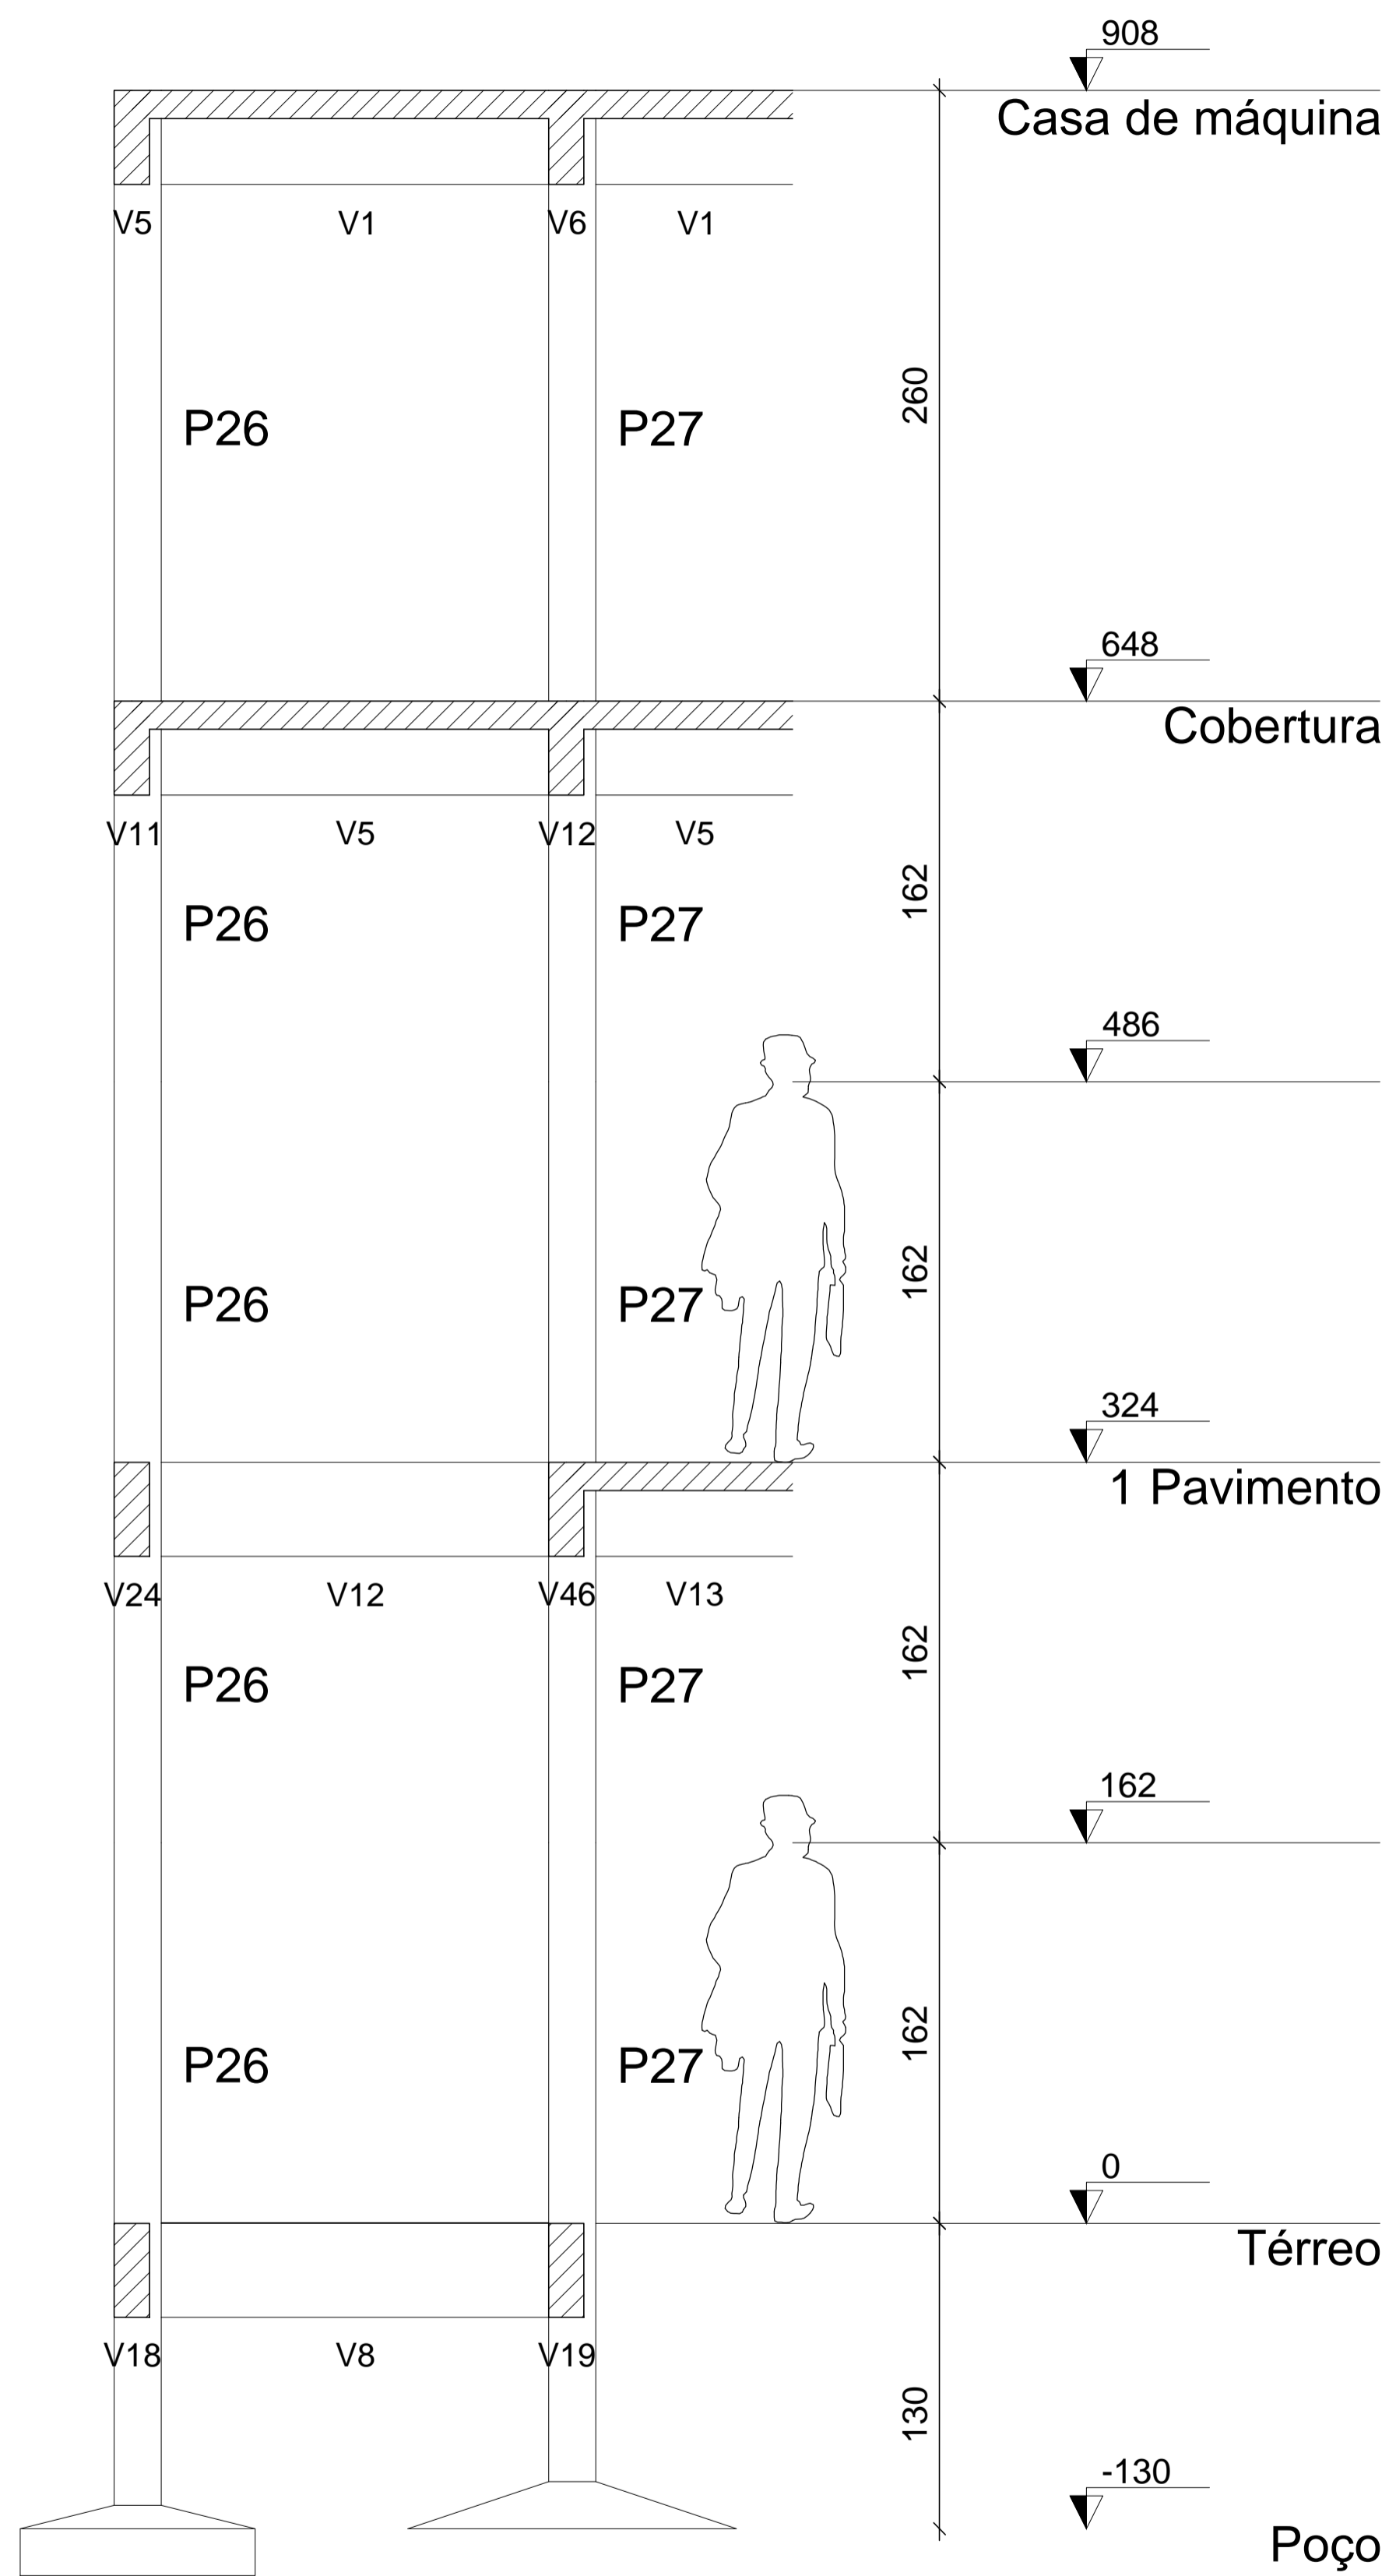

Corte B-B
escala 1:50

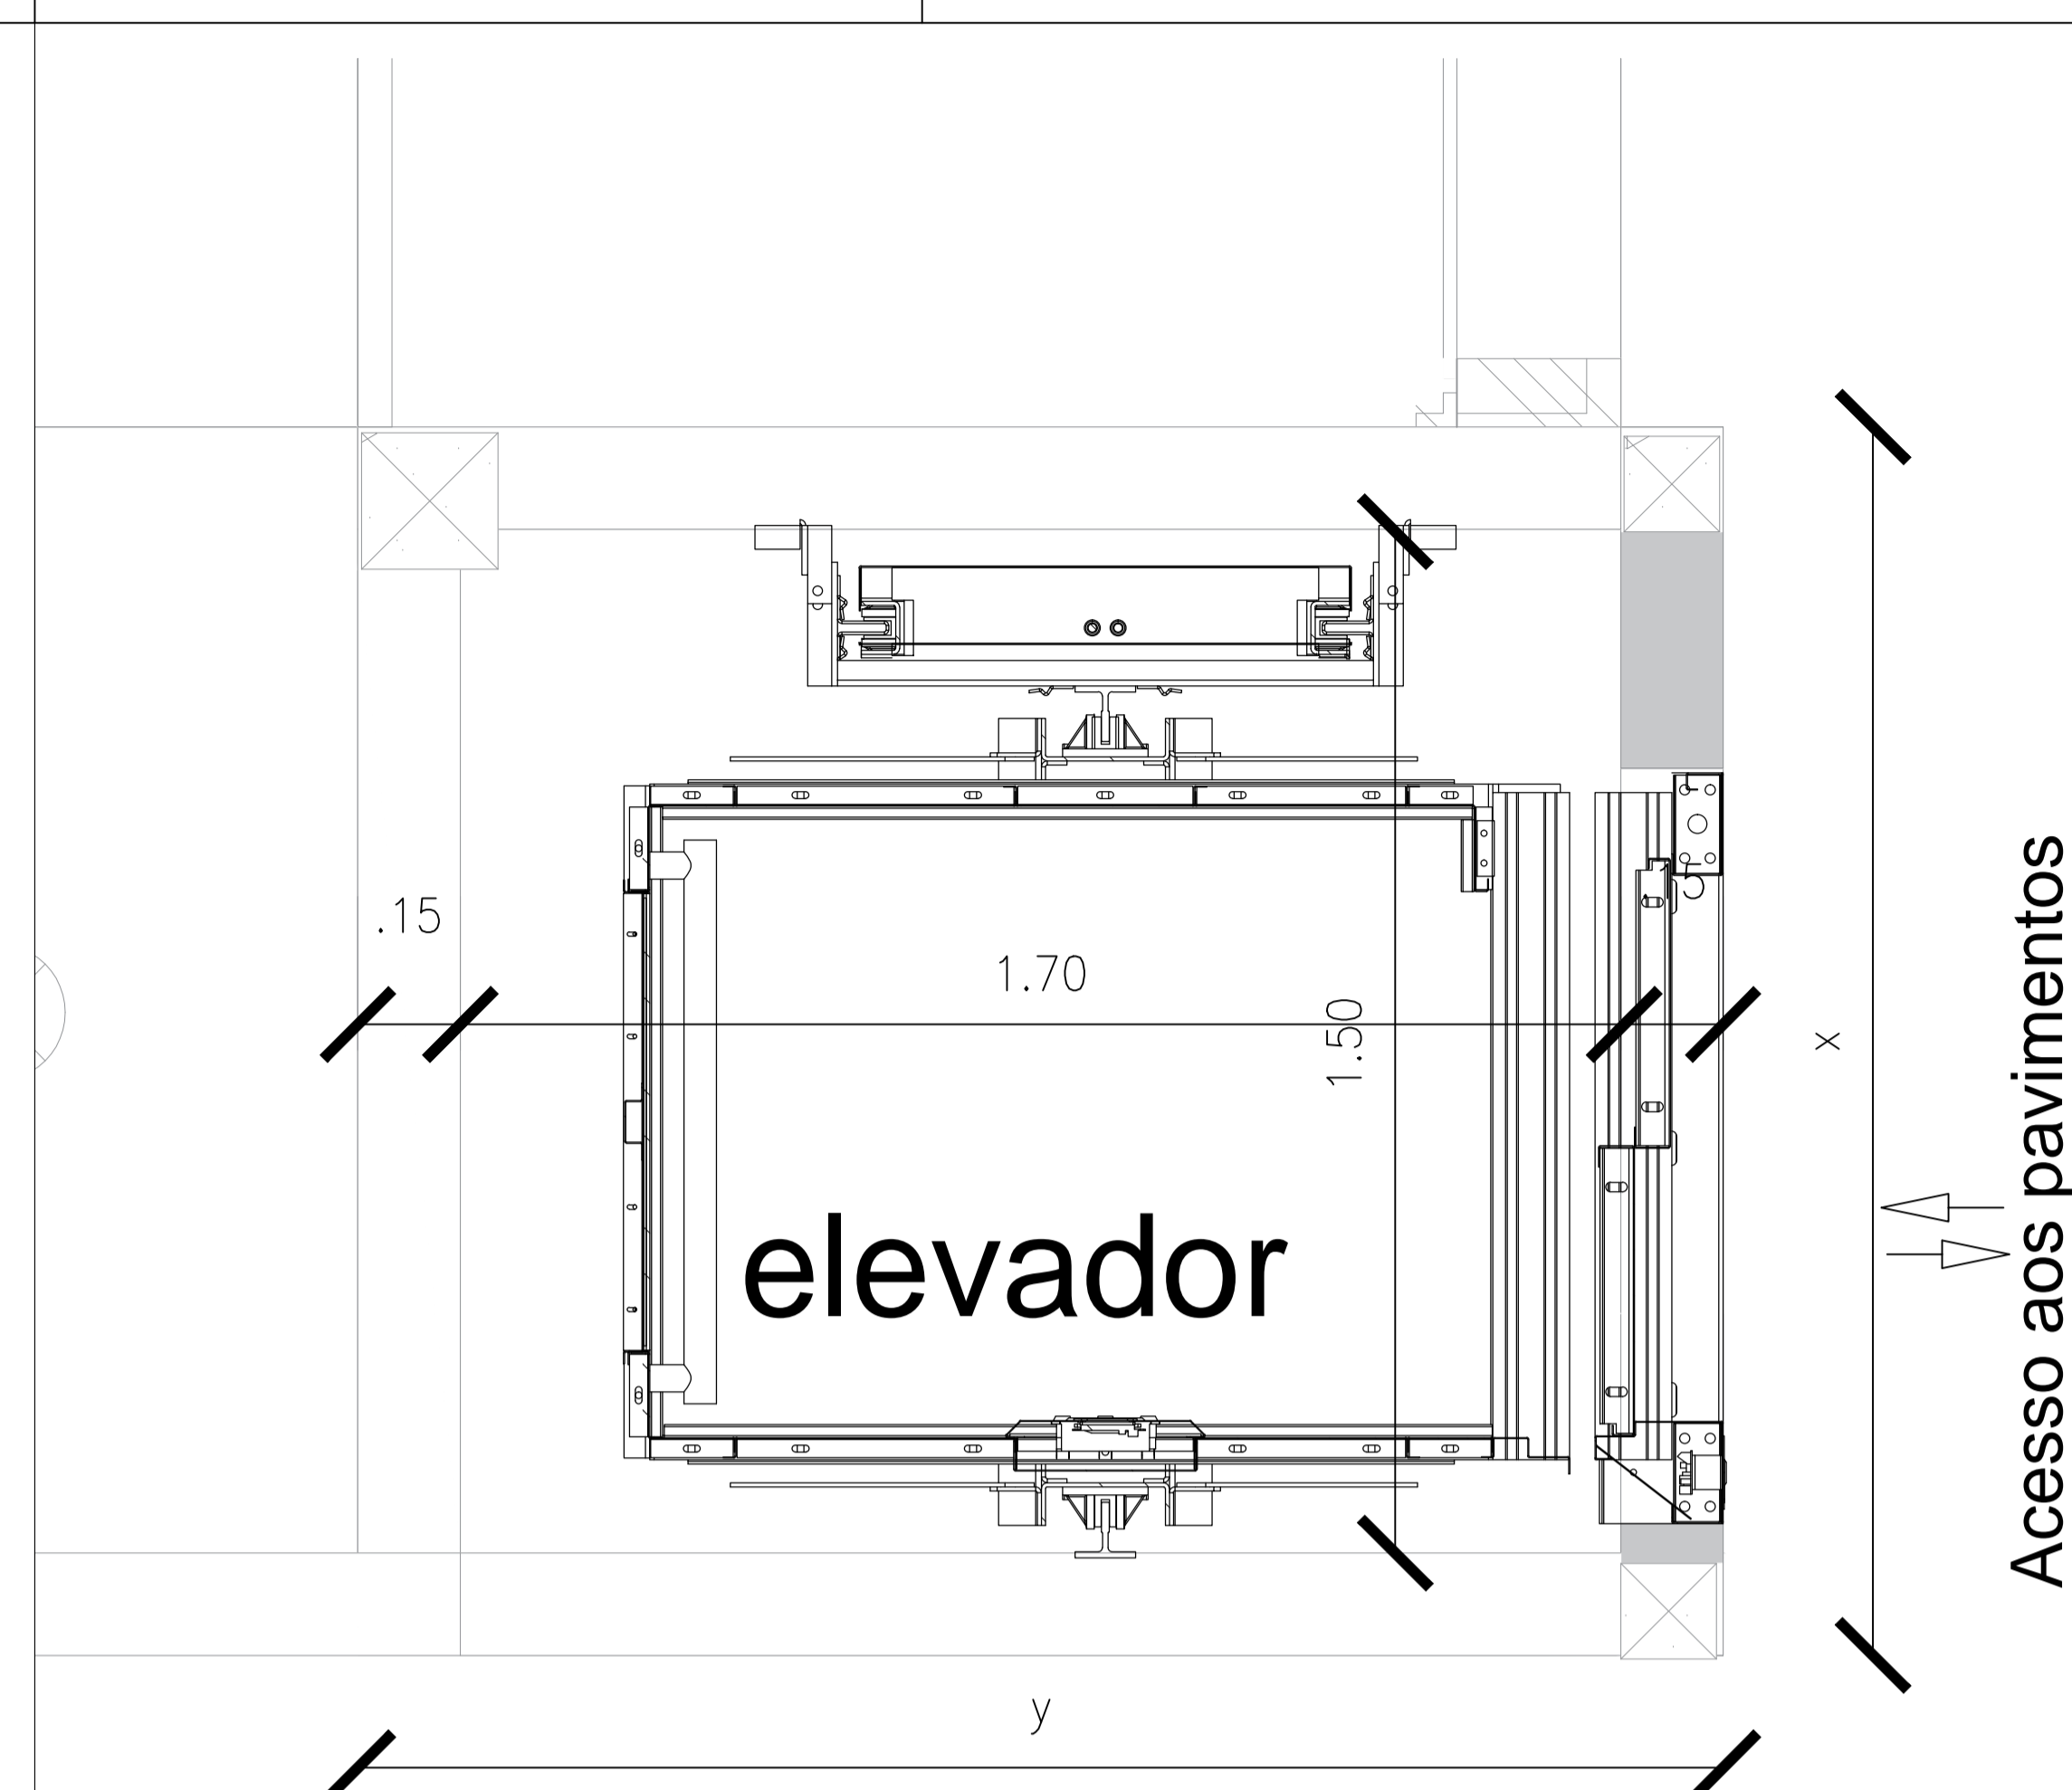

Planta Baixa
escala 1:10

ESPECIFICAÇÕES	
Capacidade (kg)	450
Contrapeso	Lateral Direita
Abertura de Porta	Posição x Frontal
Velocidade (m/min)	60m/min
Poço (mm)	1300mm
Percurso Máximo (mm)	3240
Altura Util(mm)	2100
Altura Util de Porta (mm)	2000
Caixa de Corrida X (mm)	1500
Caixa de Corrida Y (mm)	1700




CORRIMÃO



> CORRIMÃO
- Em aço cromado e diâmetro da haste em 30 mm



Botoeiras de pavimento
New Soft Press

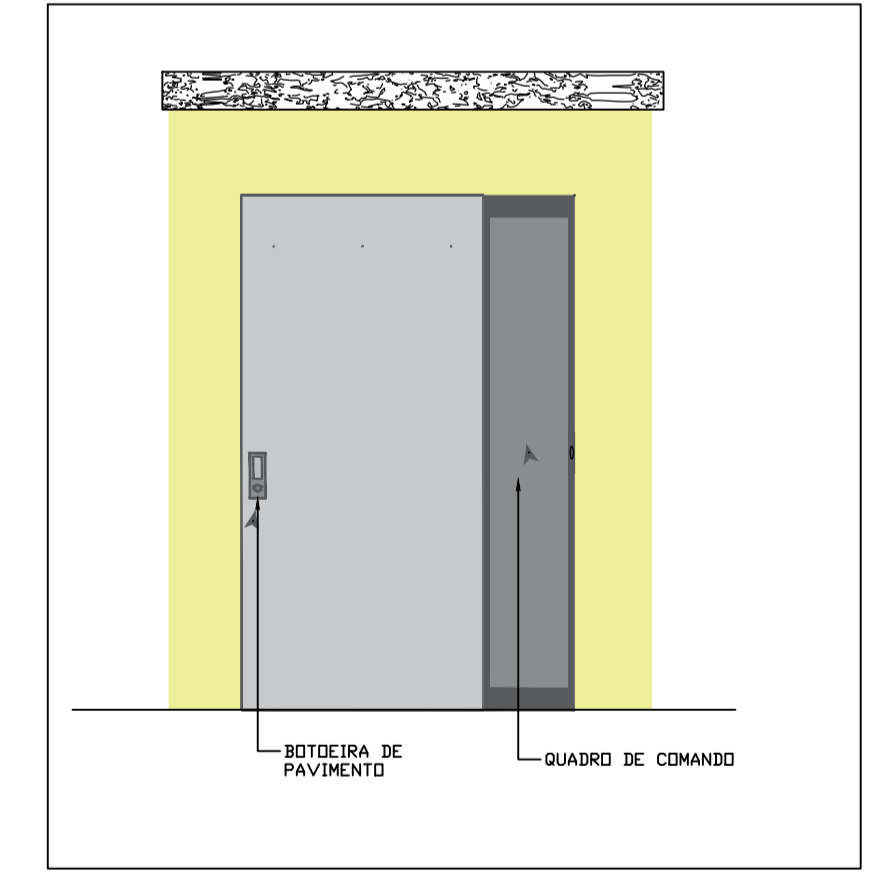

AB PROJETOS E CONSULTORIA LTDA ME
Rua Sete de Setembro, 1019 - Centro/Norte
Teresina - PI - CEP 64.000-210
abprojetoconsultoria@gmail.com
CMC nº 202527-2

PROJETO DE INSTALAÇÃO DE ELEVADOR

Obr: **FÓRUM DA COMARCA DE CANTO DO BURITI** Endereço: PRAÇA SANTANA, Nº 227, BARRIO CENTRO, CANTO DO BURITI-PI

Conteúdo da prancha: **PLANTA BAIXA E CORTE ESQUEMÁTICO**
Responsável Técnico:

Eng. Mecânico **Edilson Rocha de Sousa** - Crea/PI 1900637502XXXX

Op. de CAD: **Edson Pires** Data: **Junho /19** Escala: 1/50 Revisão: