


**ANEXO 17 - 04 - 04**




**TRIBUNAL DE JUSTIÇA DO ESTADO DO PIAUÍ**  
**SUPERINTENDÊNCIA DE ENGENHARIA E ARQUITETURA**

**PROJETOS COMPLEMENTARES EXECUTIVOS**  
**INSTALAÇÕES ELÉTRICAS - PARTE 4 - FOTOVOLTÁICO**

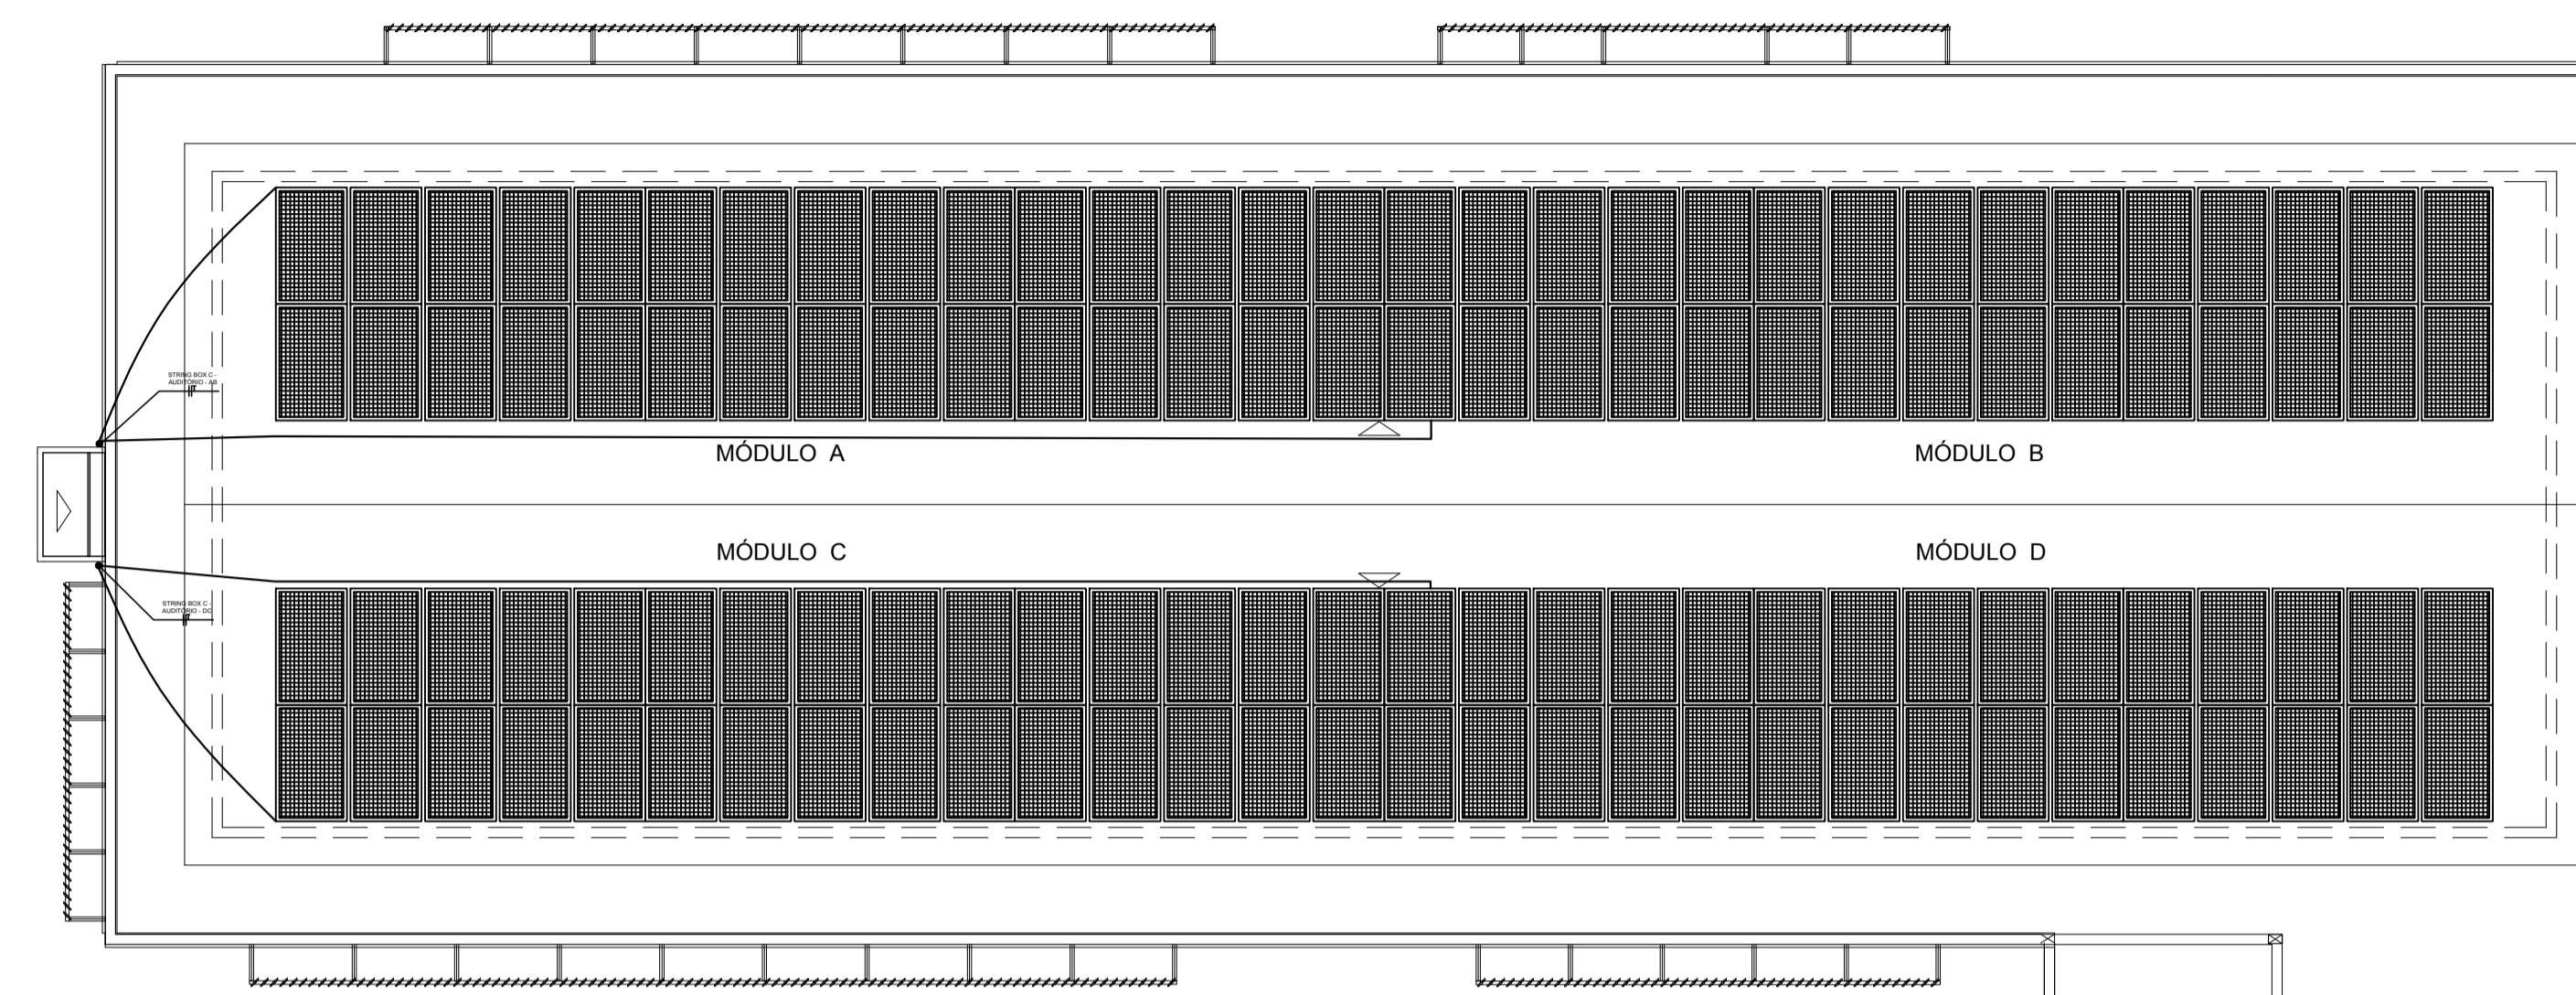


01 PLANTA DOS MÓDULOS DO SISTEMA FOTOVOLTAICO  
ESCALA: 1/100

NeoSolar

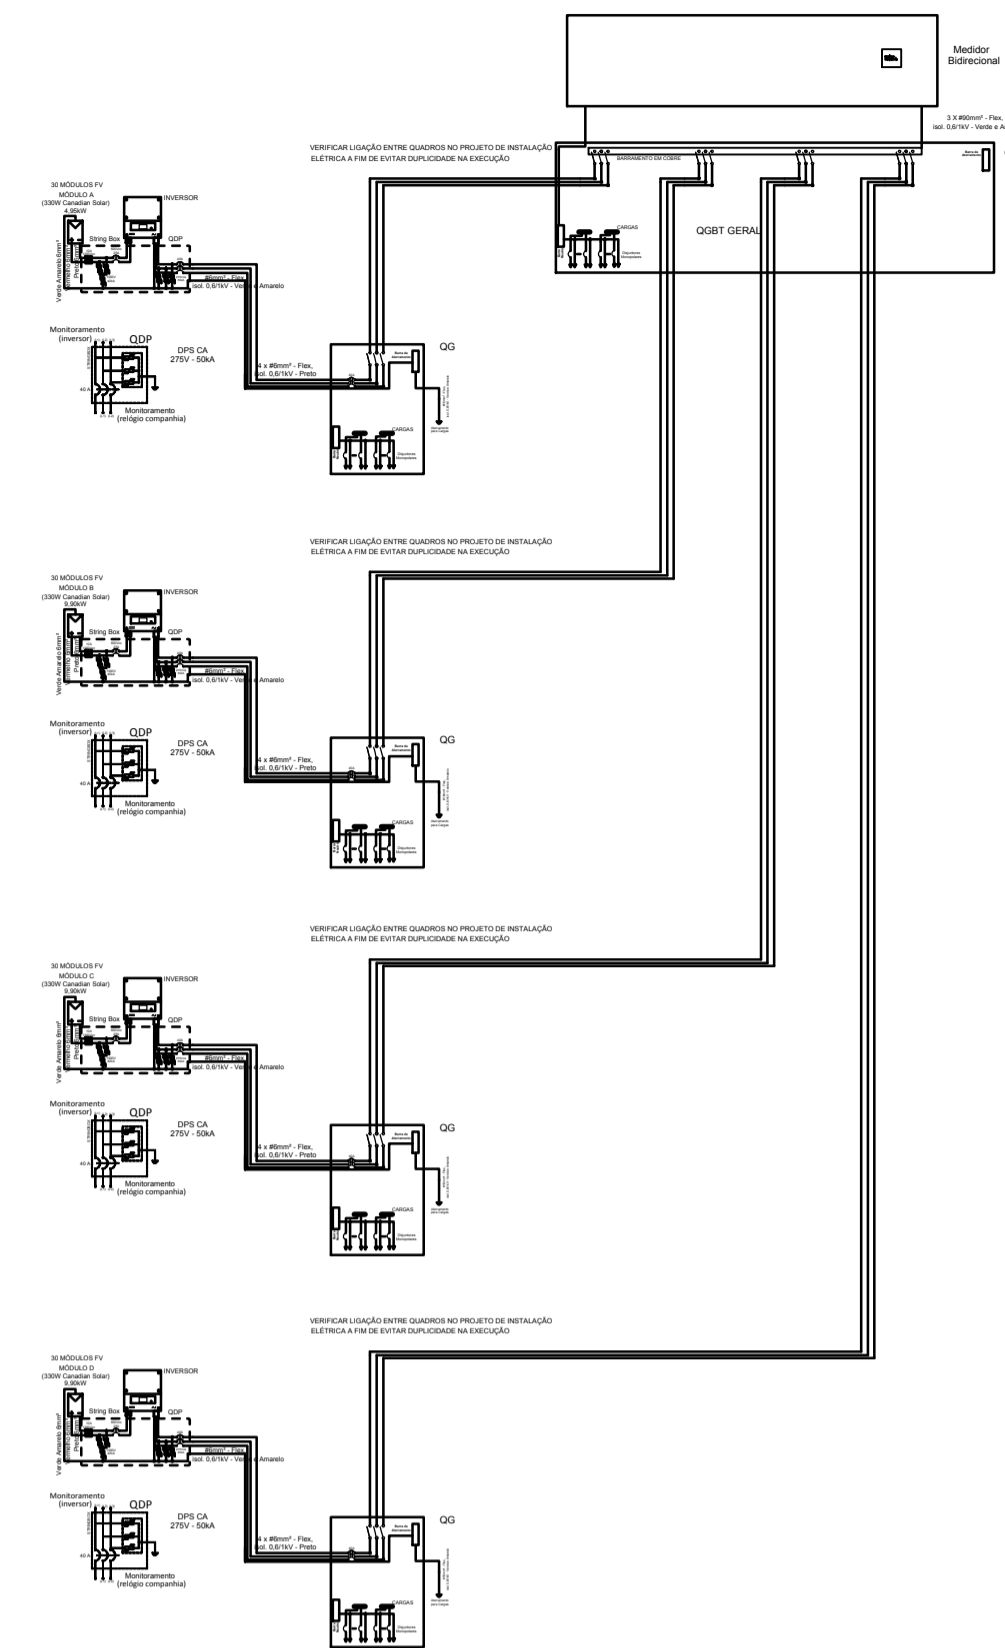

03 QUADRO DE DISTRIBUIÇÃO GERAL-QGBT/MEDIÇÃO  
SEM ESCALA

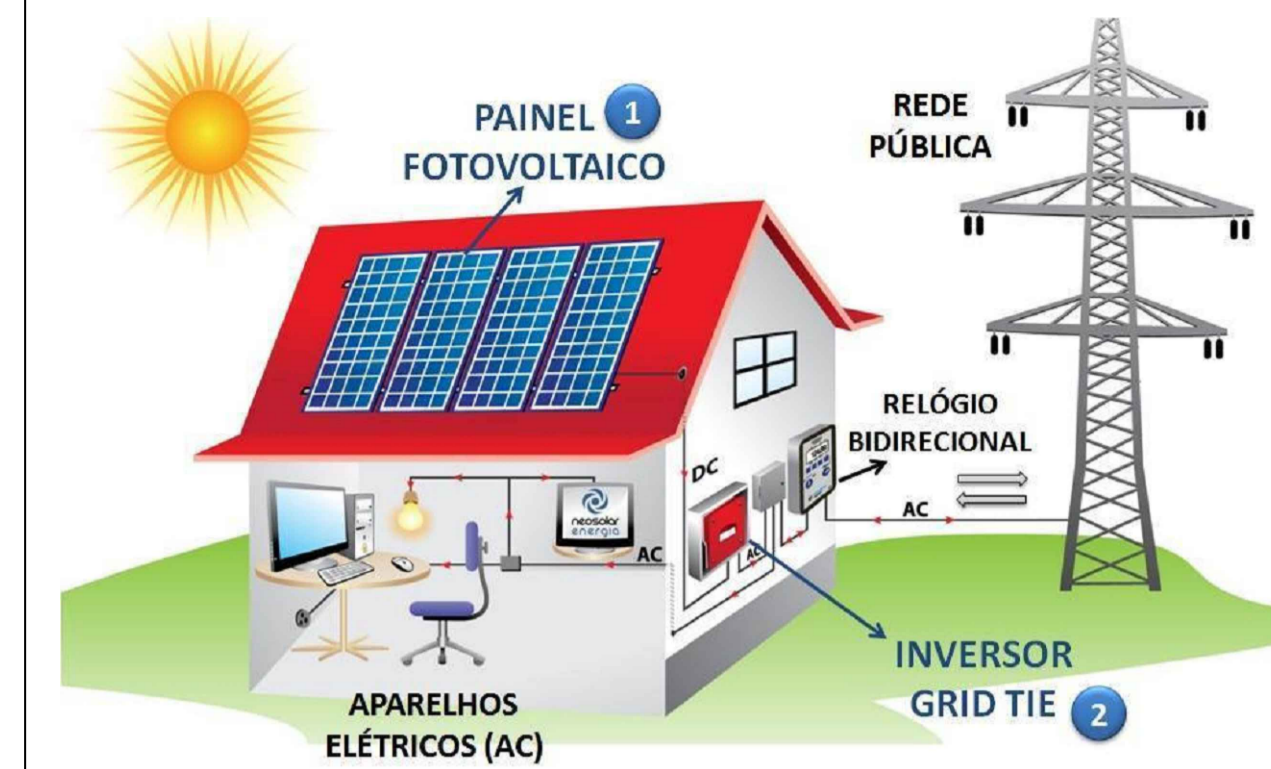


LEGENDA ELÉTRICA GERAÇÃO FOTOVOLTAICA	
	STRING BOX - embutir a 1,50m do piso
	MÓDULO FOTOVOLTAICO POTÊNCIA MÁXIMA 330W FAB. - CANADIAN OU EQUIVALENTE TÉCNICO.
	Quadro de distribuição - embutir a 1,50m do piso
	INVERSOR - embutir a 1,50m do piso
	Quadro de proteção com disjuntor e DPS - QGP - embutir a 1,50m do piso




TRIBUNAL DE JUSTIÇA DO PIAUÍ  
DEPARTAMENTO DE ENGENHARIA

Folha N°  
Processo N°  
Rubrica

DBS: AS LIGAÇÕES ESTARÃO REPRESENTADAS NO PROJETO ELÉTRICO.

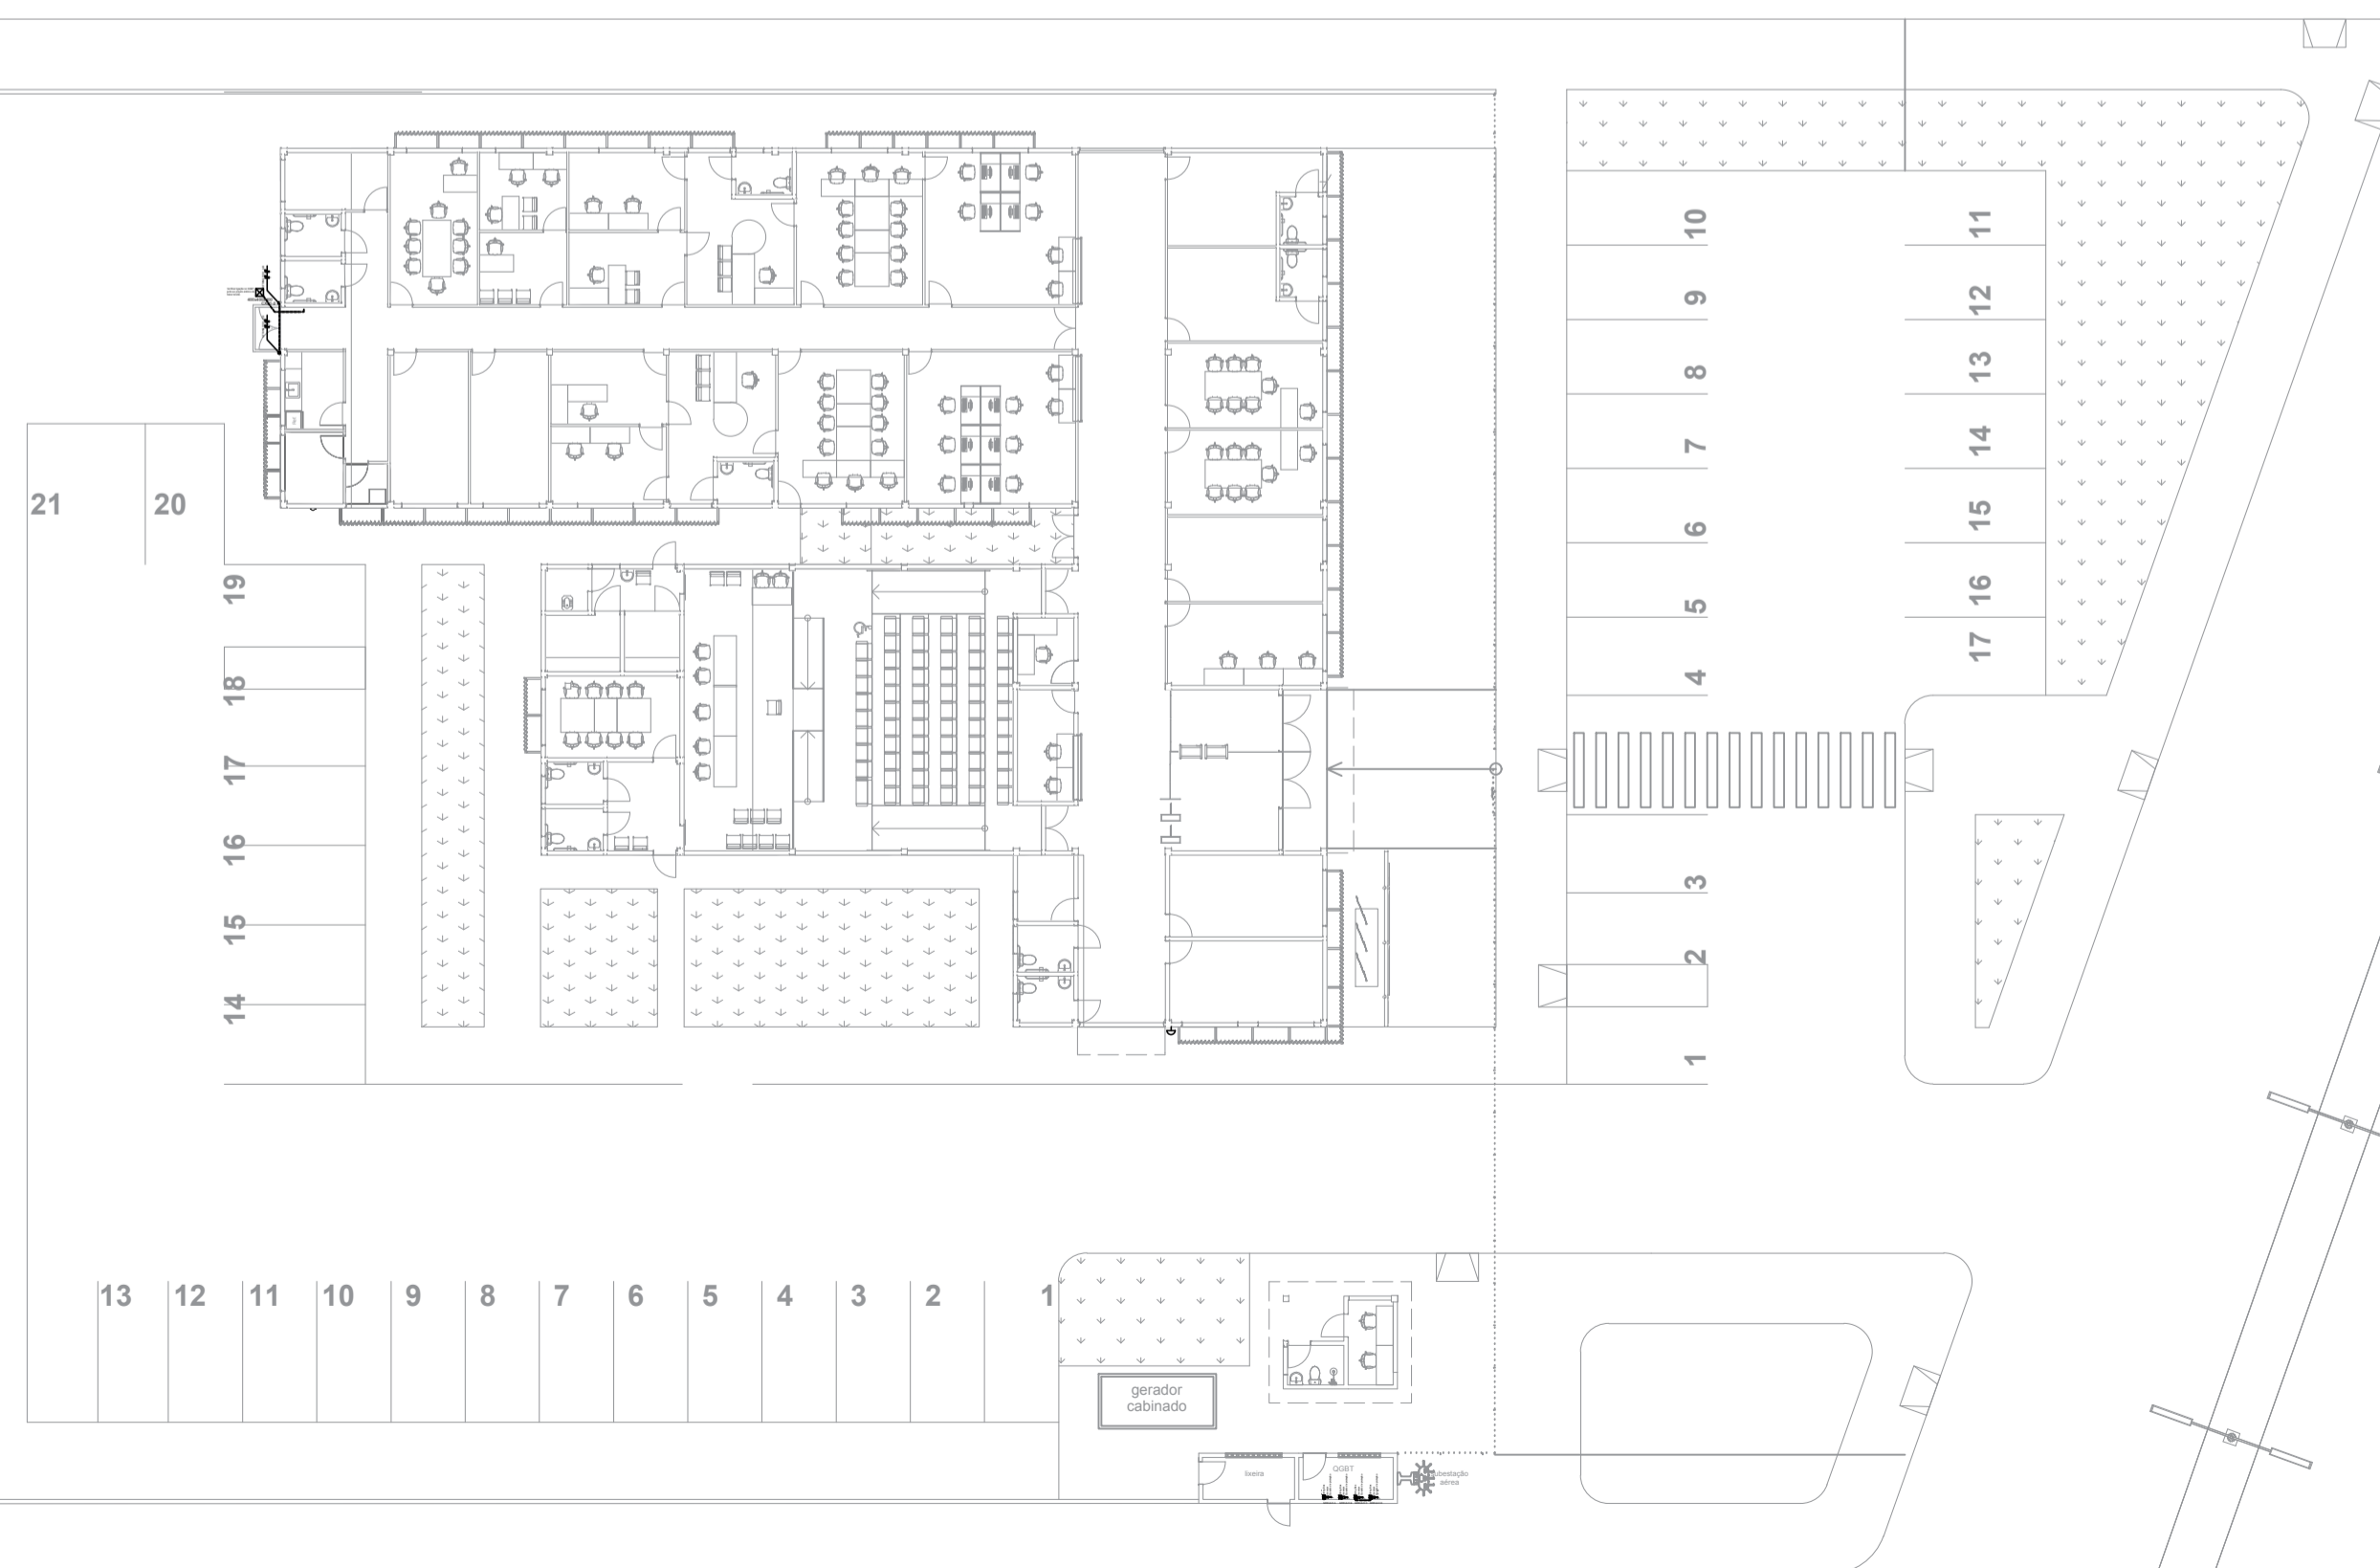


02 PLANTA DE DESCIDAS E LOCAÇÃO DOS QUADROS  
ESCALA: 1/100

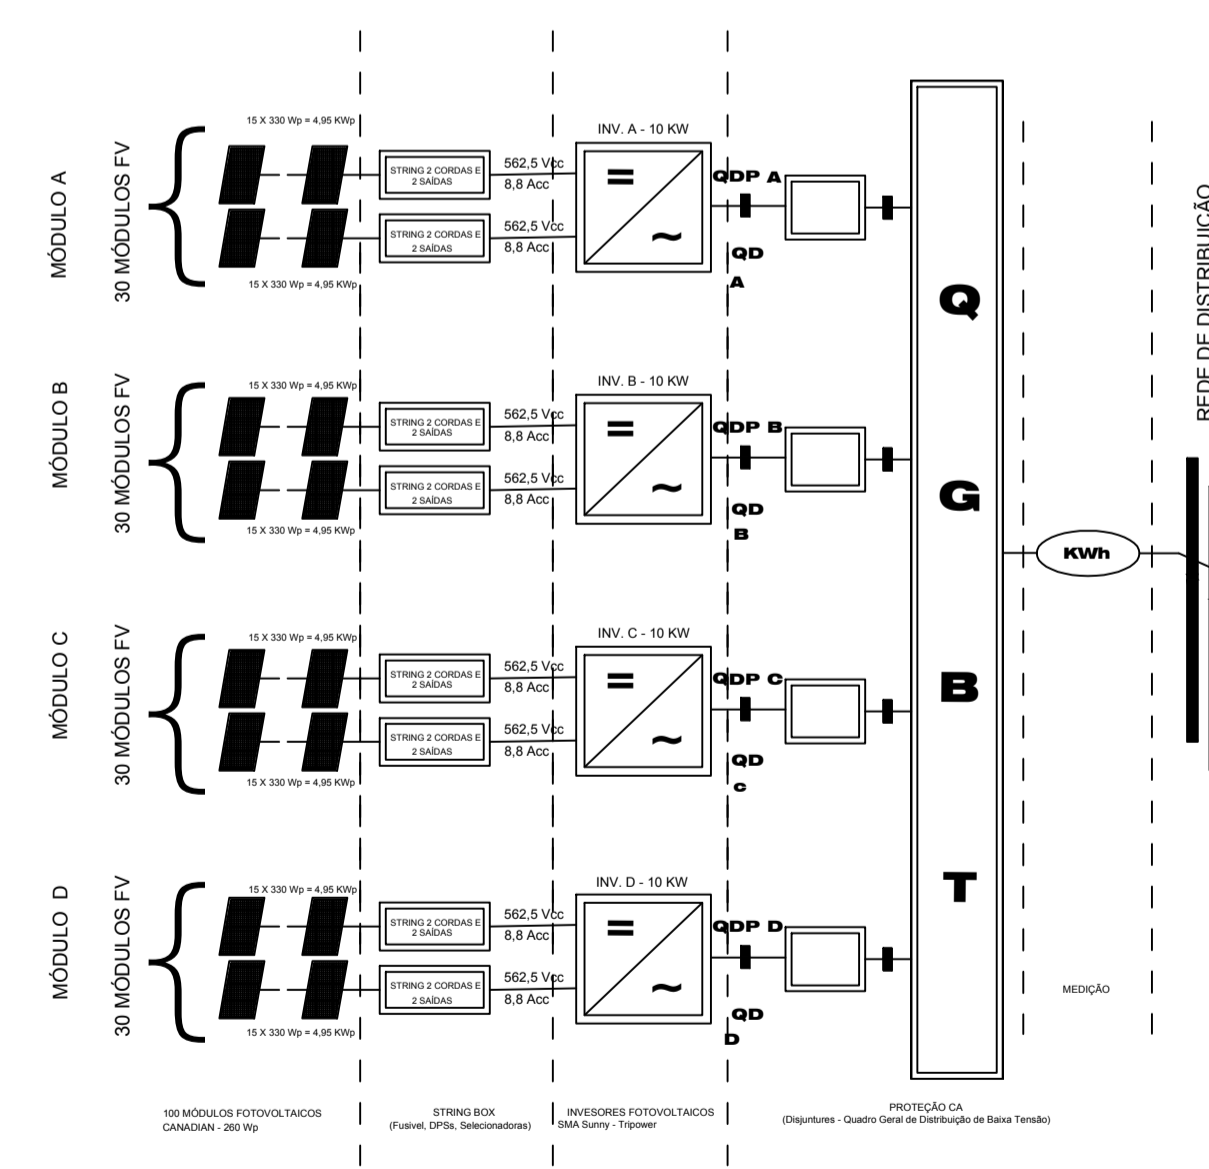

**CUIDADO**  
RISCO DE CHOQUE  
ELÉTRICO  
GERAÇÃO PRÓPRIA

04 ESTRUTURA DE CONEXÃO A SER ADOTADA  
ESCALA: S/E

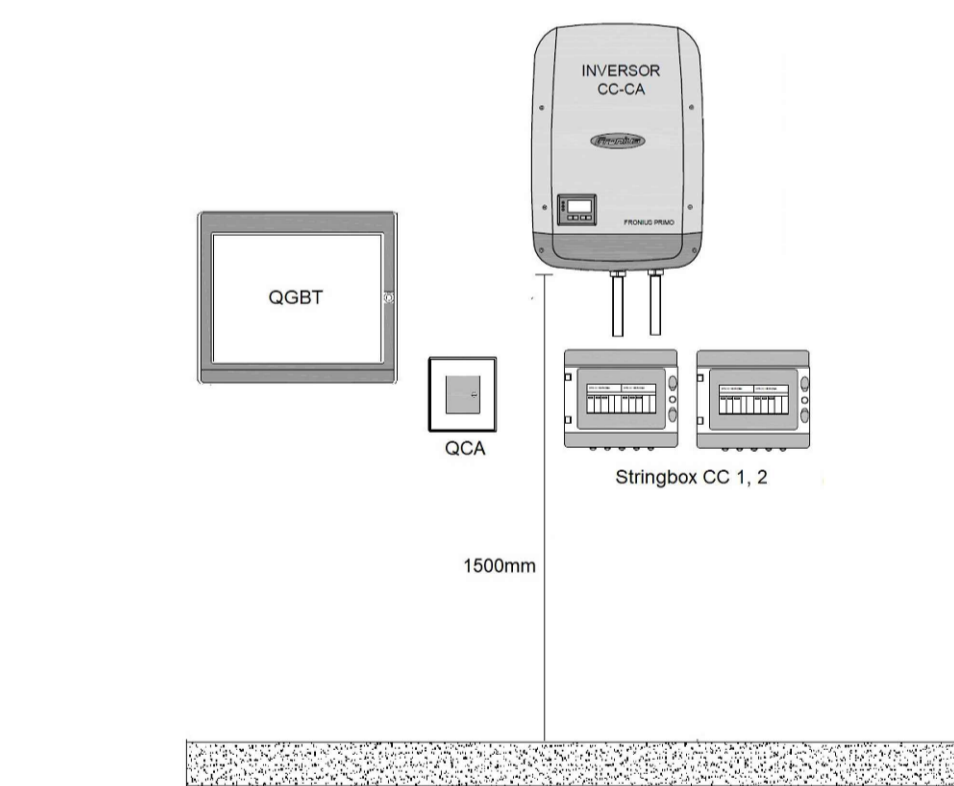

Posicionamento de instalação dos equipamentos



**AB PROJETOS E  
CONSULTORIA LTDA ME**  
Rua Sete de Setembro, 1031 - Centro/Norte  
Teresina - PI - CEP 64.000-210  
abprojetoconsultoria@gmail.com  
CMC nº 202527-2

PROJETO EXECUTIVO INSTALAÇÃO SISTEMA FOTOVOLTAICO	
Obra: <b>FÓRUM E JCC JUIZ ALBERTO VERAS DA COMARCA DE JOSÉ DE FREITAS</b>	Endereço: Rodovia PI-113, José de Freitas-PI
Conteúdo da prancha: PLANTA BAIXA DE LOCALIZAÇÃO DE PONTOS DE MÓDULOS FOTOVOLTAICOS	
Responsável Técnico: <b>Hércules Lima de Medeiros - Crea/PI 1907230971</b>	
Op. de CAD: <b>Jean de Brito</b>	Data: <b>Março/20</b>
Escala: Indicada	Revisão: 1/1